


第1 マンホールポンプ場更新工事


工事発注図 (機械設備)

令和7年度

高知県芸西村

[illegible]

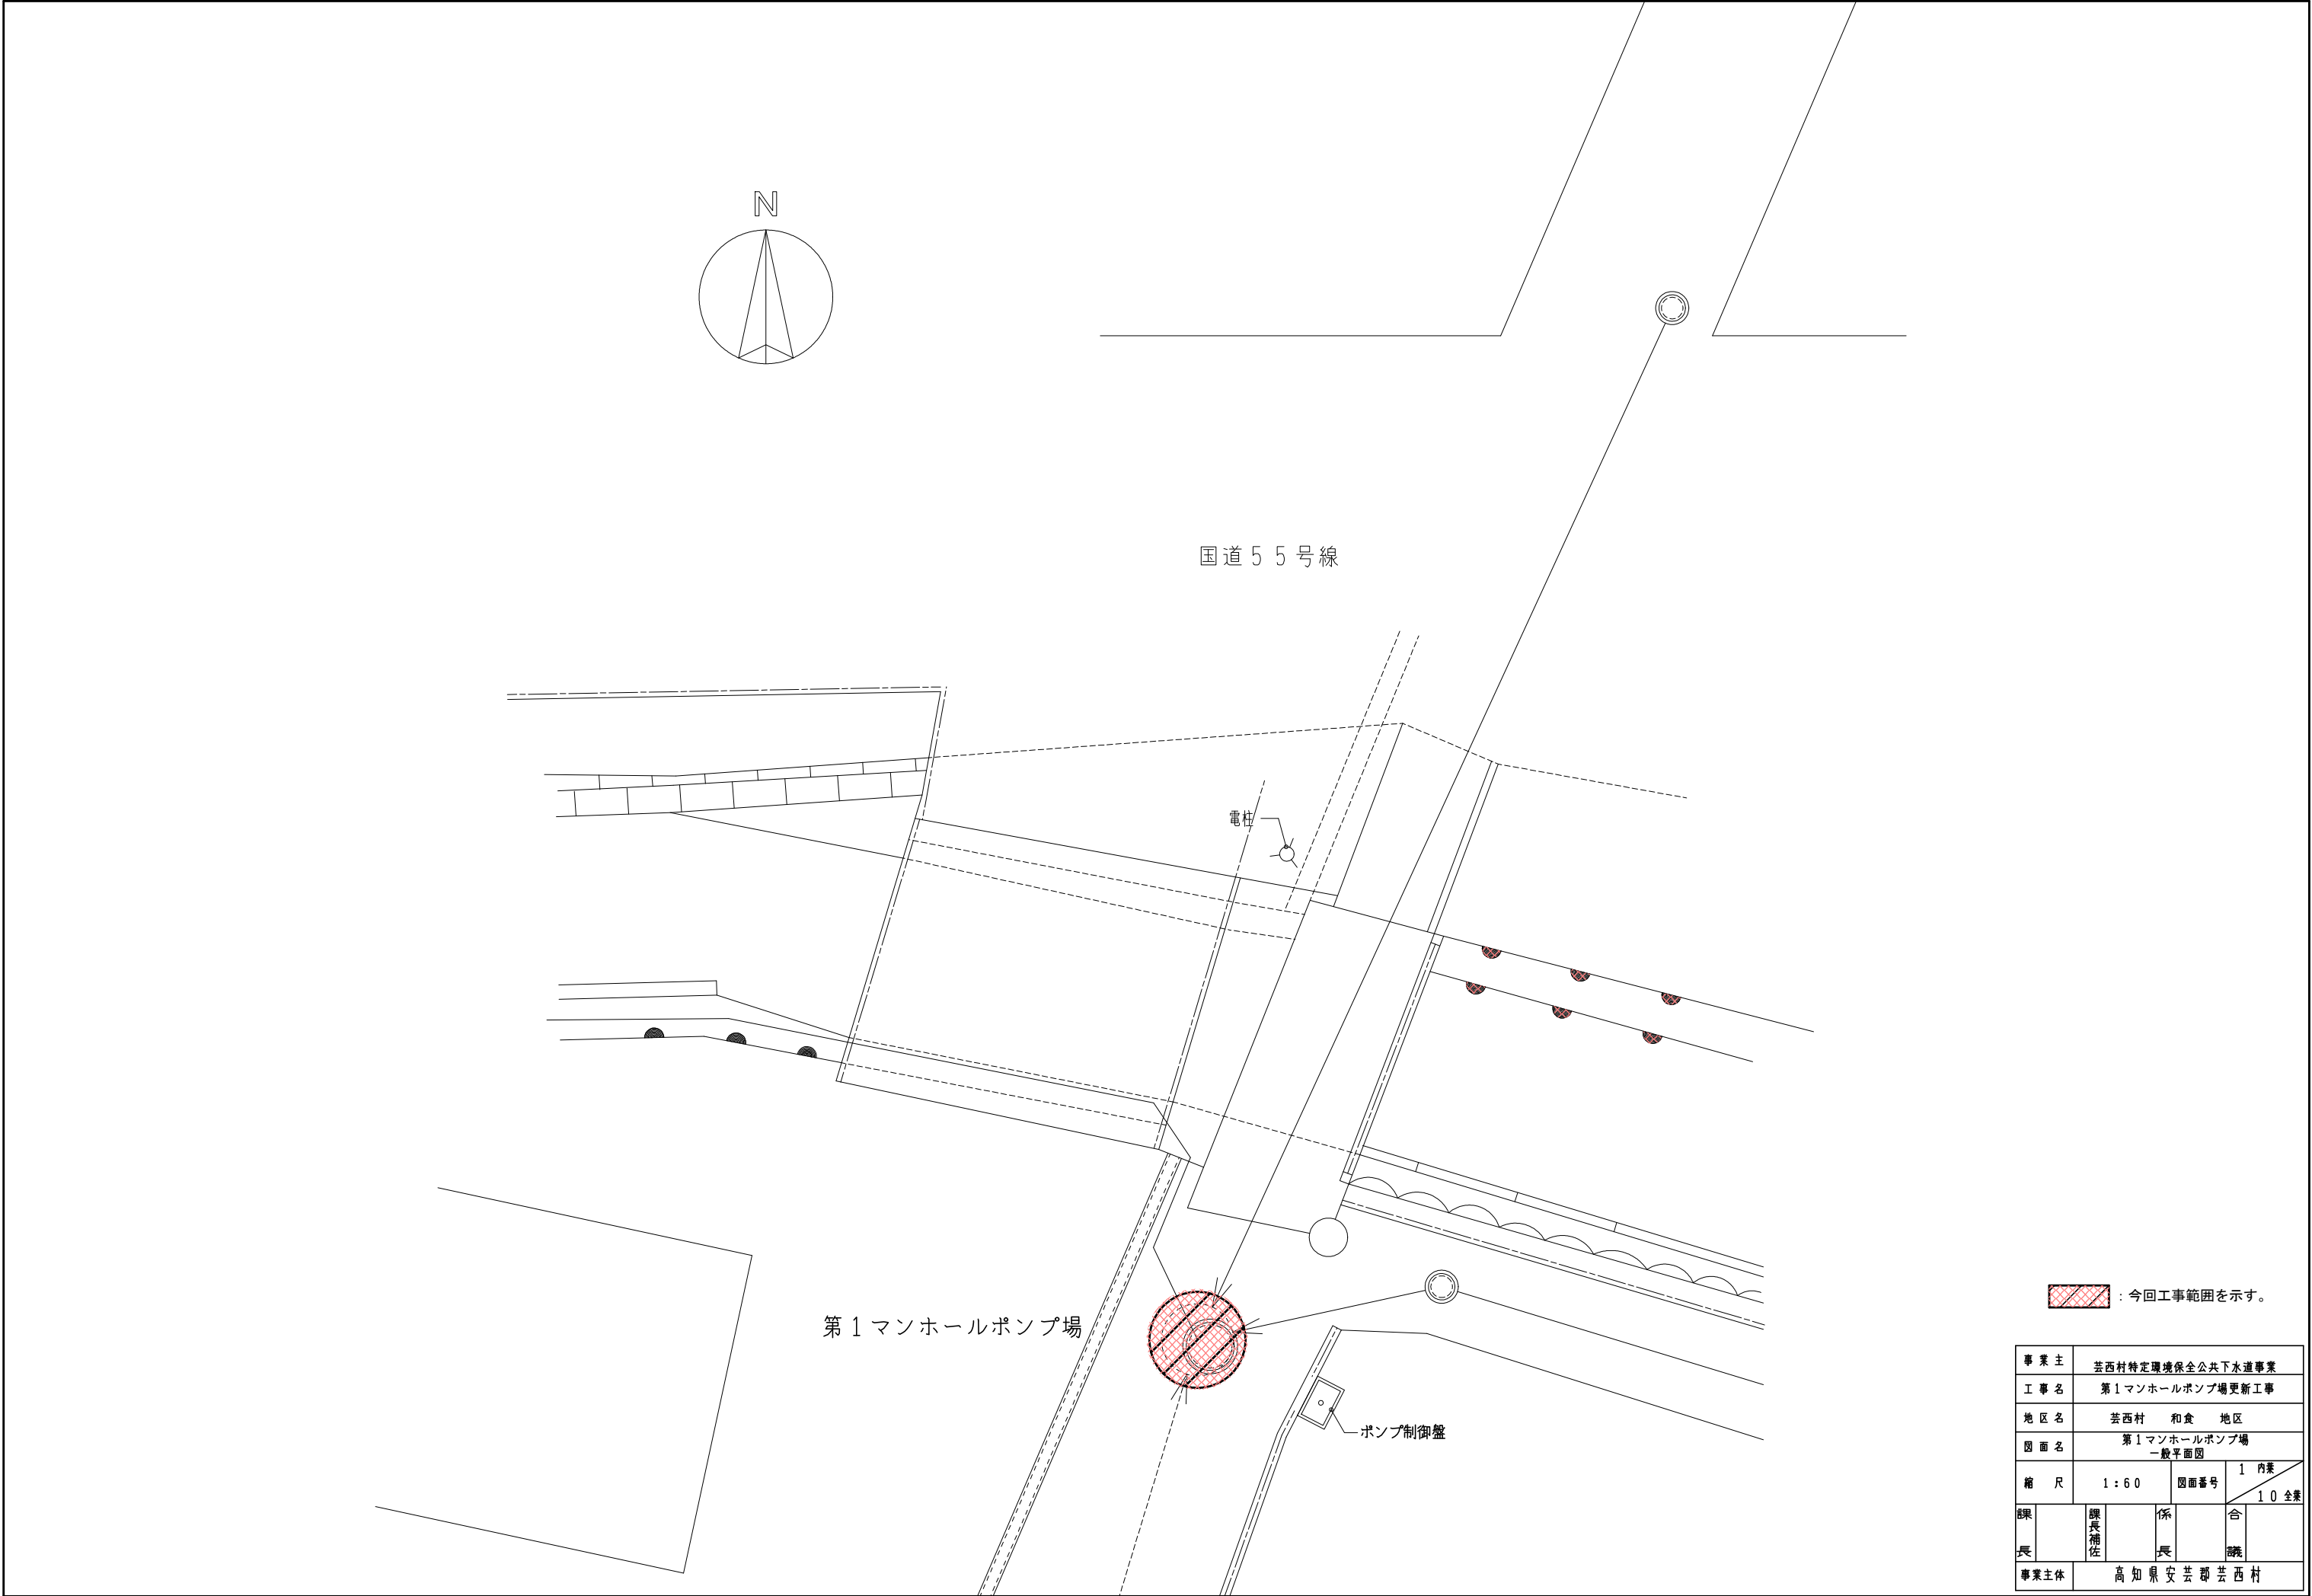

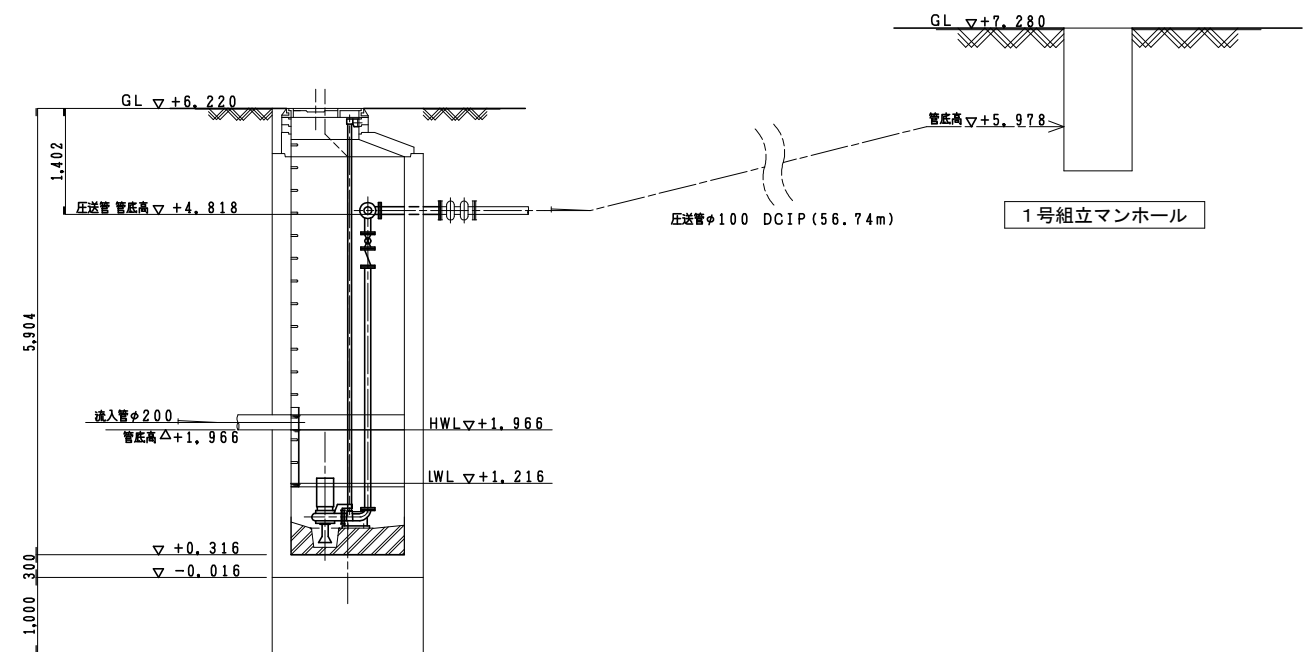

第1マンホールポンプ場






事業主	芸西村特定環境保全公共下水道事業				
工事名	第1マンホールポンプ場更新工事				
地区名	芸西村 和食 地区				
図面名	第1マンホールポンプ場 水位関係図				
縮尺	1:50	図面番号	2 内葉		
			10 全葉		
課長	課長補佐	係長	係長	合	
事業主体		高知県安芸郡芸西村			

記号	名称	備考	記号	名称	備考
—●—	ボール弁		— —	逆止弁	

第1マンホールポンプ場 機械設備図


S=1/30

①	汚水ポンプ	2	2	着脱式水中汚水ポンプ	1.5	
番号	機器名称	今回数	全数量	機器仕様	電動機KW	備考
				φ65×0.29m ³ /min×6.0m		

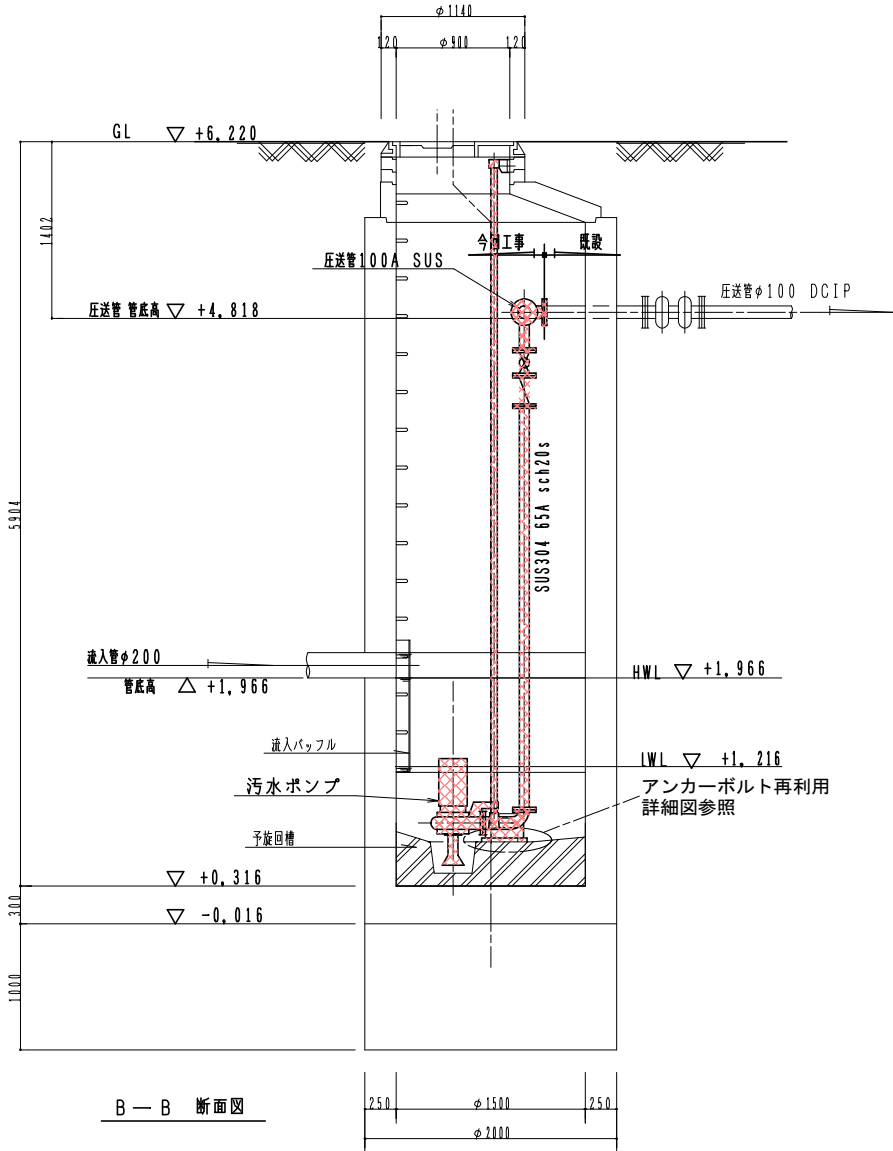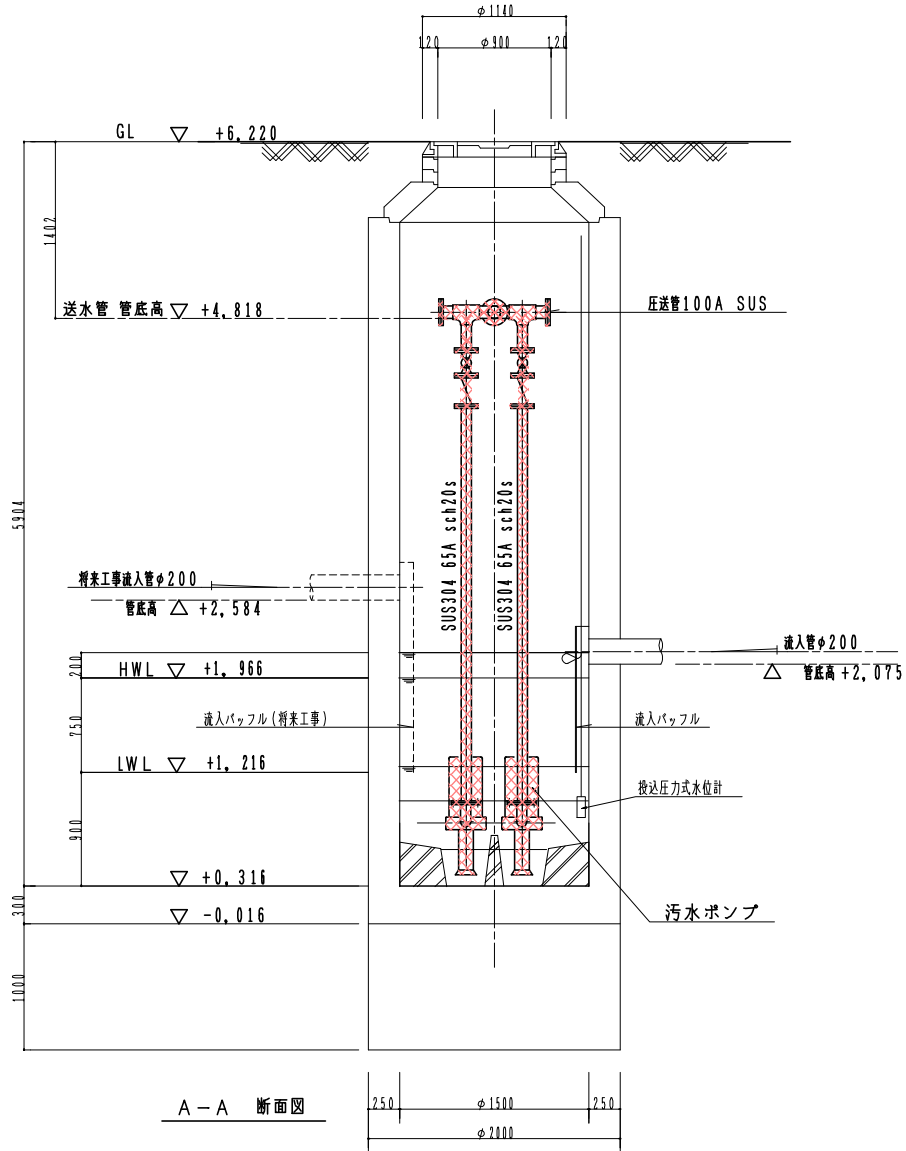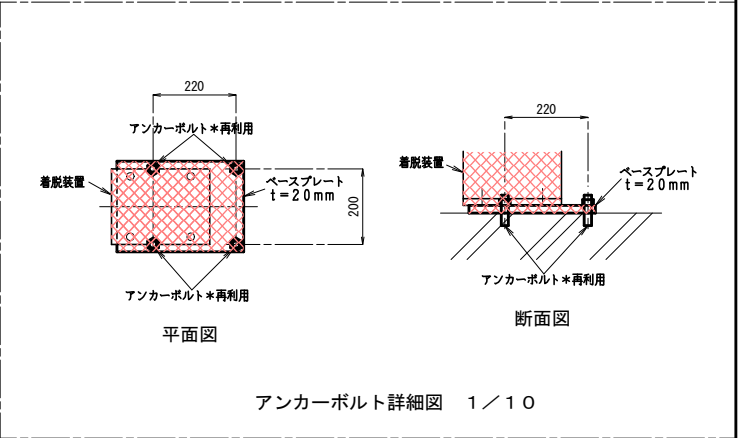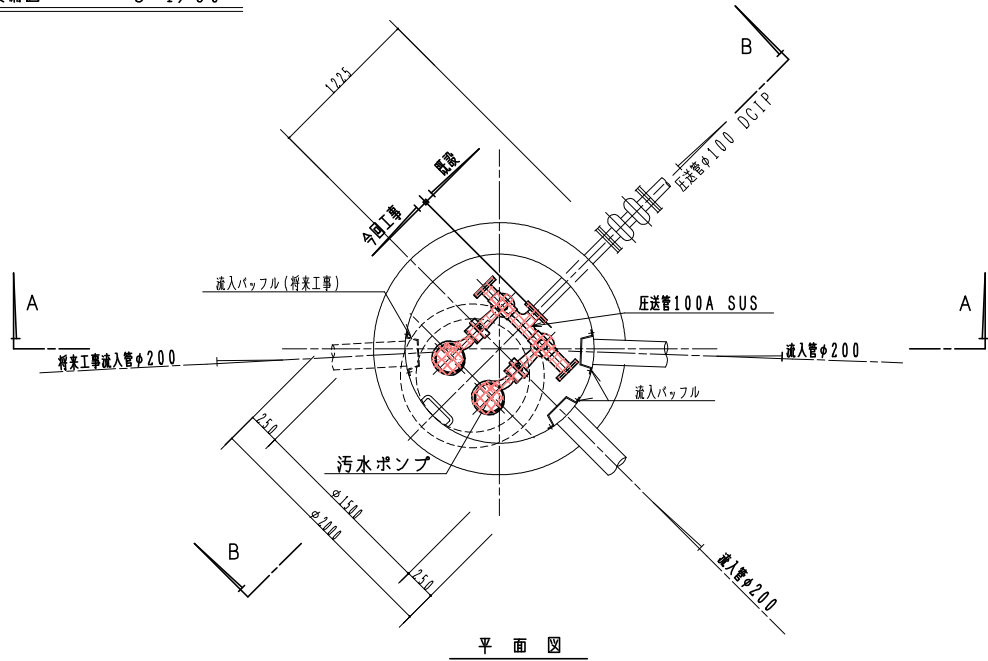
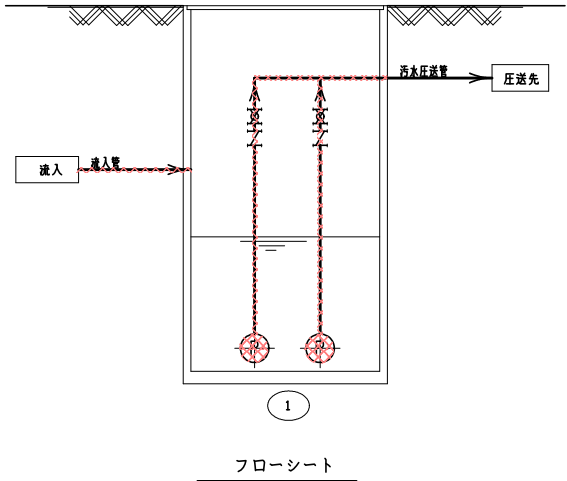


工事概要
既設汚水ポンプ、吐水管、弁類の撤去取替
流入バッフル、予旋回槽、アンカーボルトは、既設流用


事業主	芸西村特定環境保全公共下水道事業				
工事名	第1マンホールポンプ場更新工事				
地区名	芸西村 和食 地区				
図面名	第1マンホールポンプ場 更新断面図				
縮尺	1:30		図面番号	3 内装	10 全装
課長補佐		係長		合議	
事業主体	高 如 果 安 芸 郡 芸 西 村				

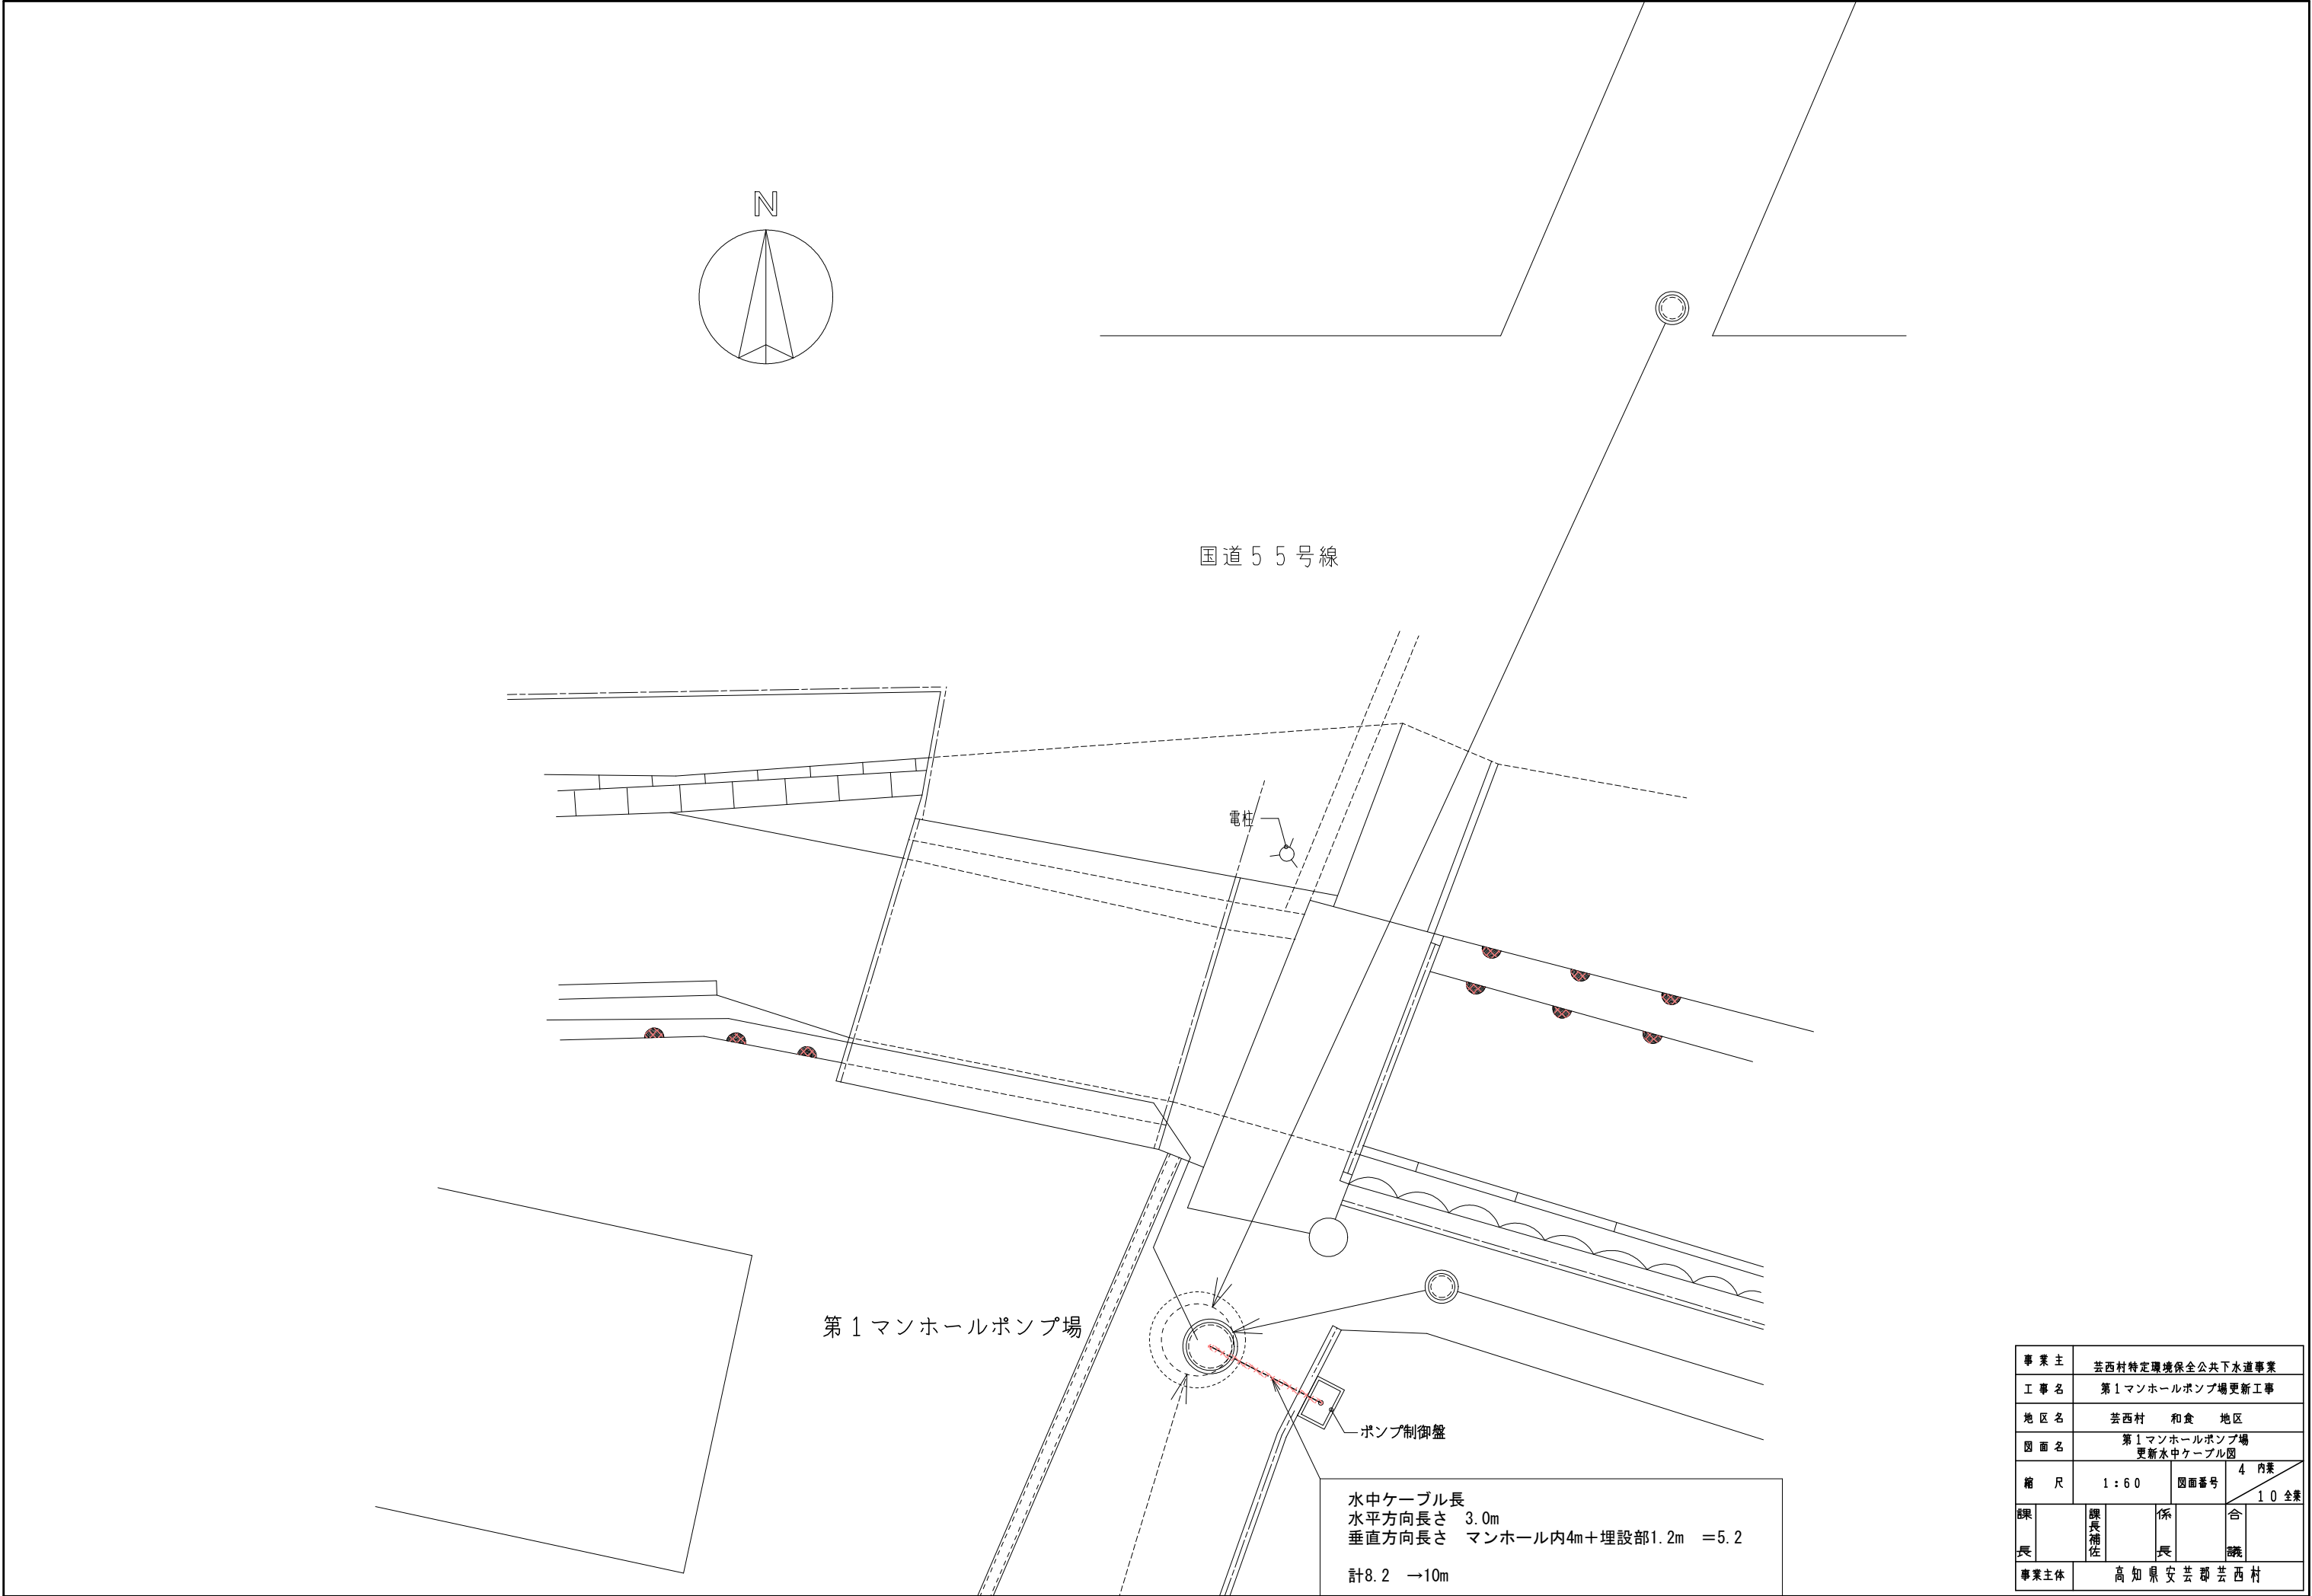


事業主	芸西村特定環境保全公共下水道事業			
工事名	第1マンホールポンプ場更新工事			
地区名	芸西村 和食 地区			
図面名	第1マンホールポンプ場更新水中ケーブル図			
縮尺	1:60	図面番号	4	内装
課長		課長補佐		係長
課長		課長補佐		係長
事業主体	高知県安芸郡芸西村			

  記号	名称	備考	記号	名称	備考
	ポンプ			逆止弁	


①	汚水ポンプ	2 (1)	2 (1)	着脱式水中汚水ポンプ φ80×0.50m ³ /分×7.0m	2.2	
番号	機器名称	今回 数	全 数	機器仕様	電動機 KW	備考

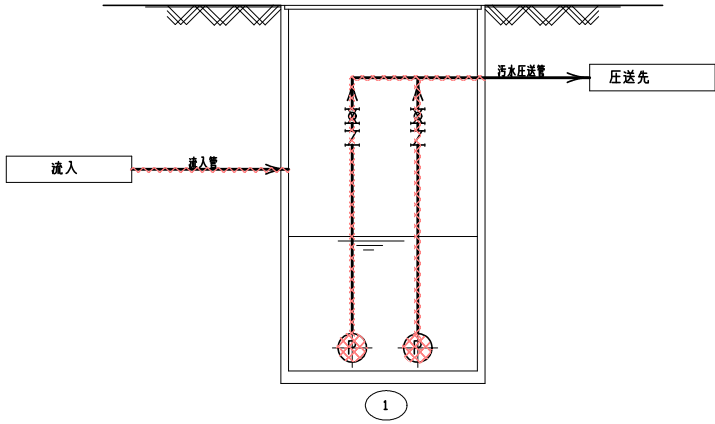


フローシート

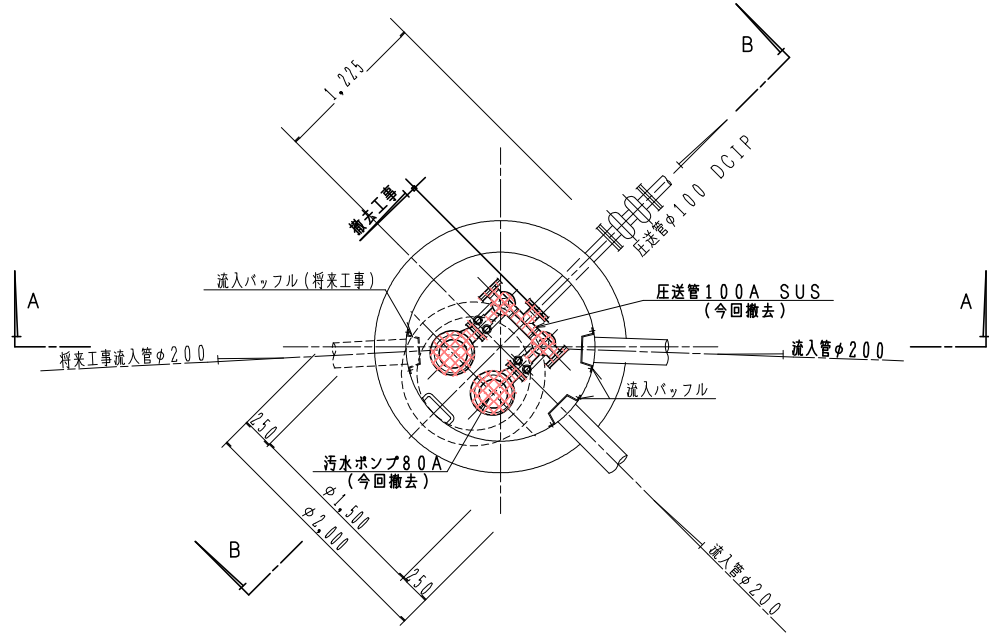


平面図

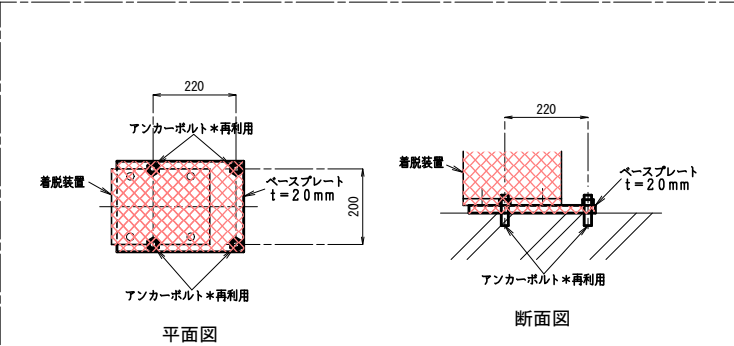

アンカーボルト詳細図 1/10

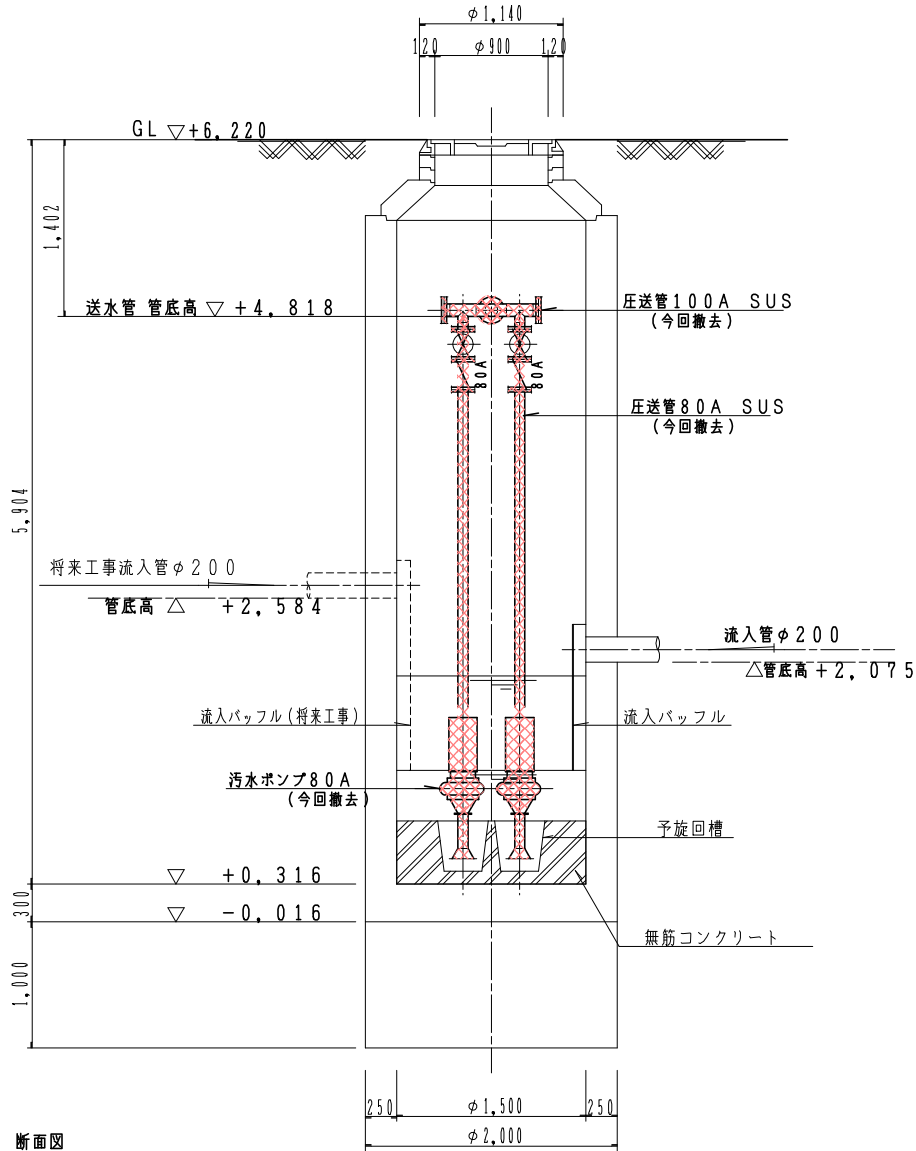


A-A 断面図

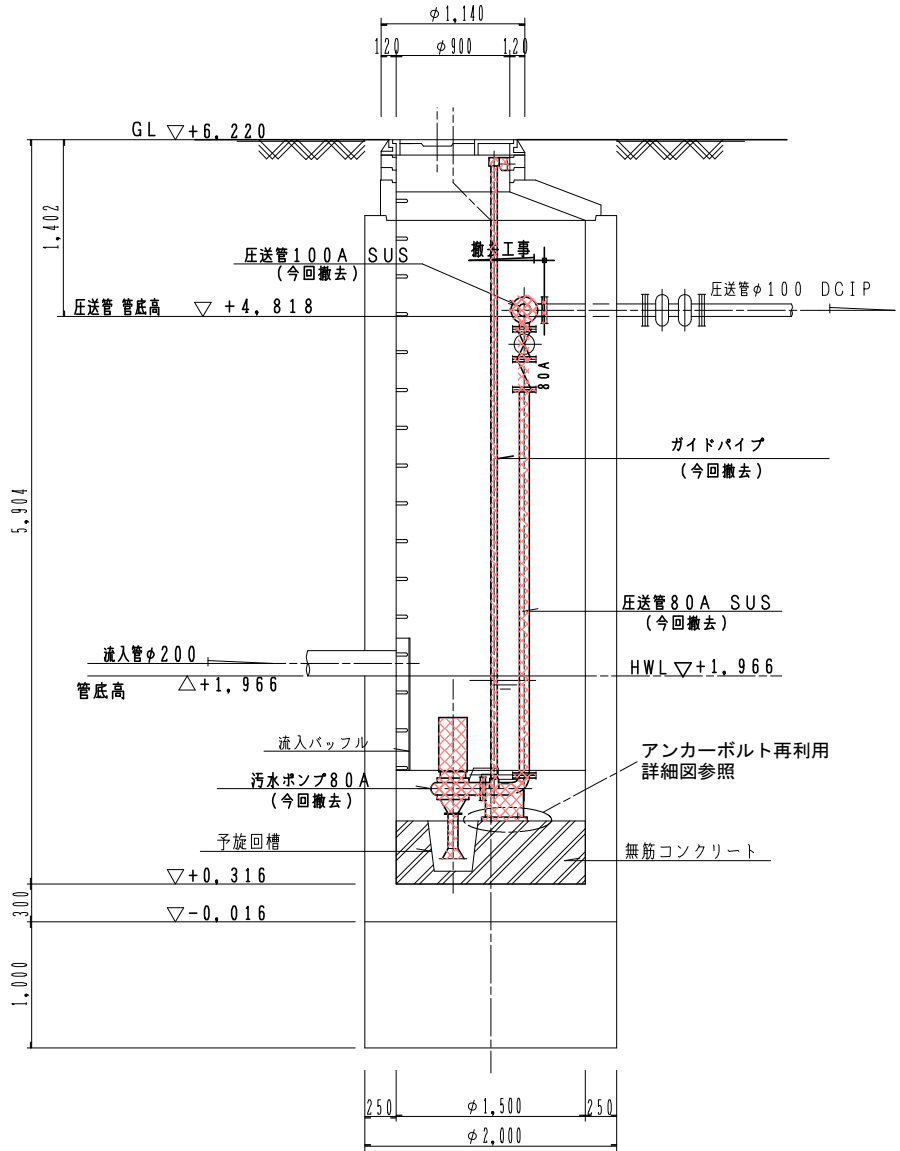

B-B 断面図




事業主	芸西村特定環境保全公共下水道事業				
工事名	第1マンホールポンプ場更新工事				
地区名	芸西村		地区		
図面名	第1マンホールポンプ場 撤去平面図				
縮尺	1:30		図面番号	5 内装 10 全装	
課長	課長補佐		係	合	
長			長	議	
事業主体	高知県安芸郡芸西村				

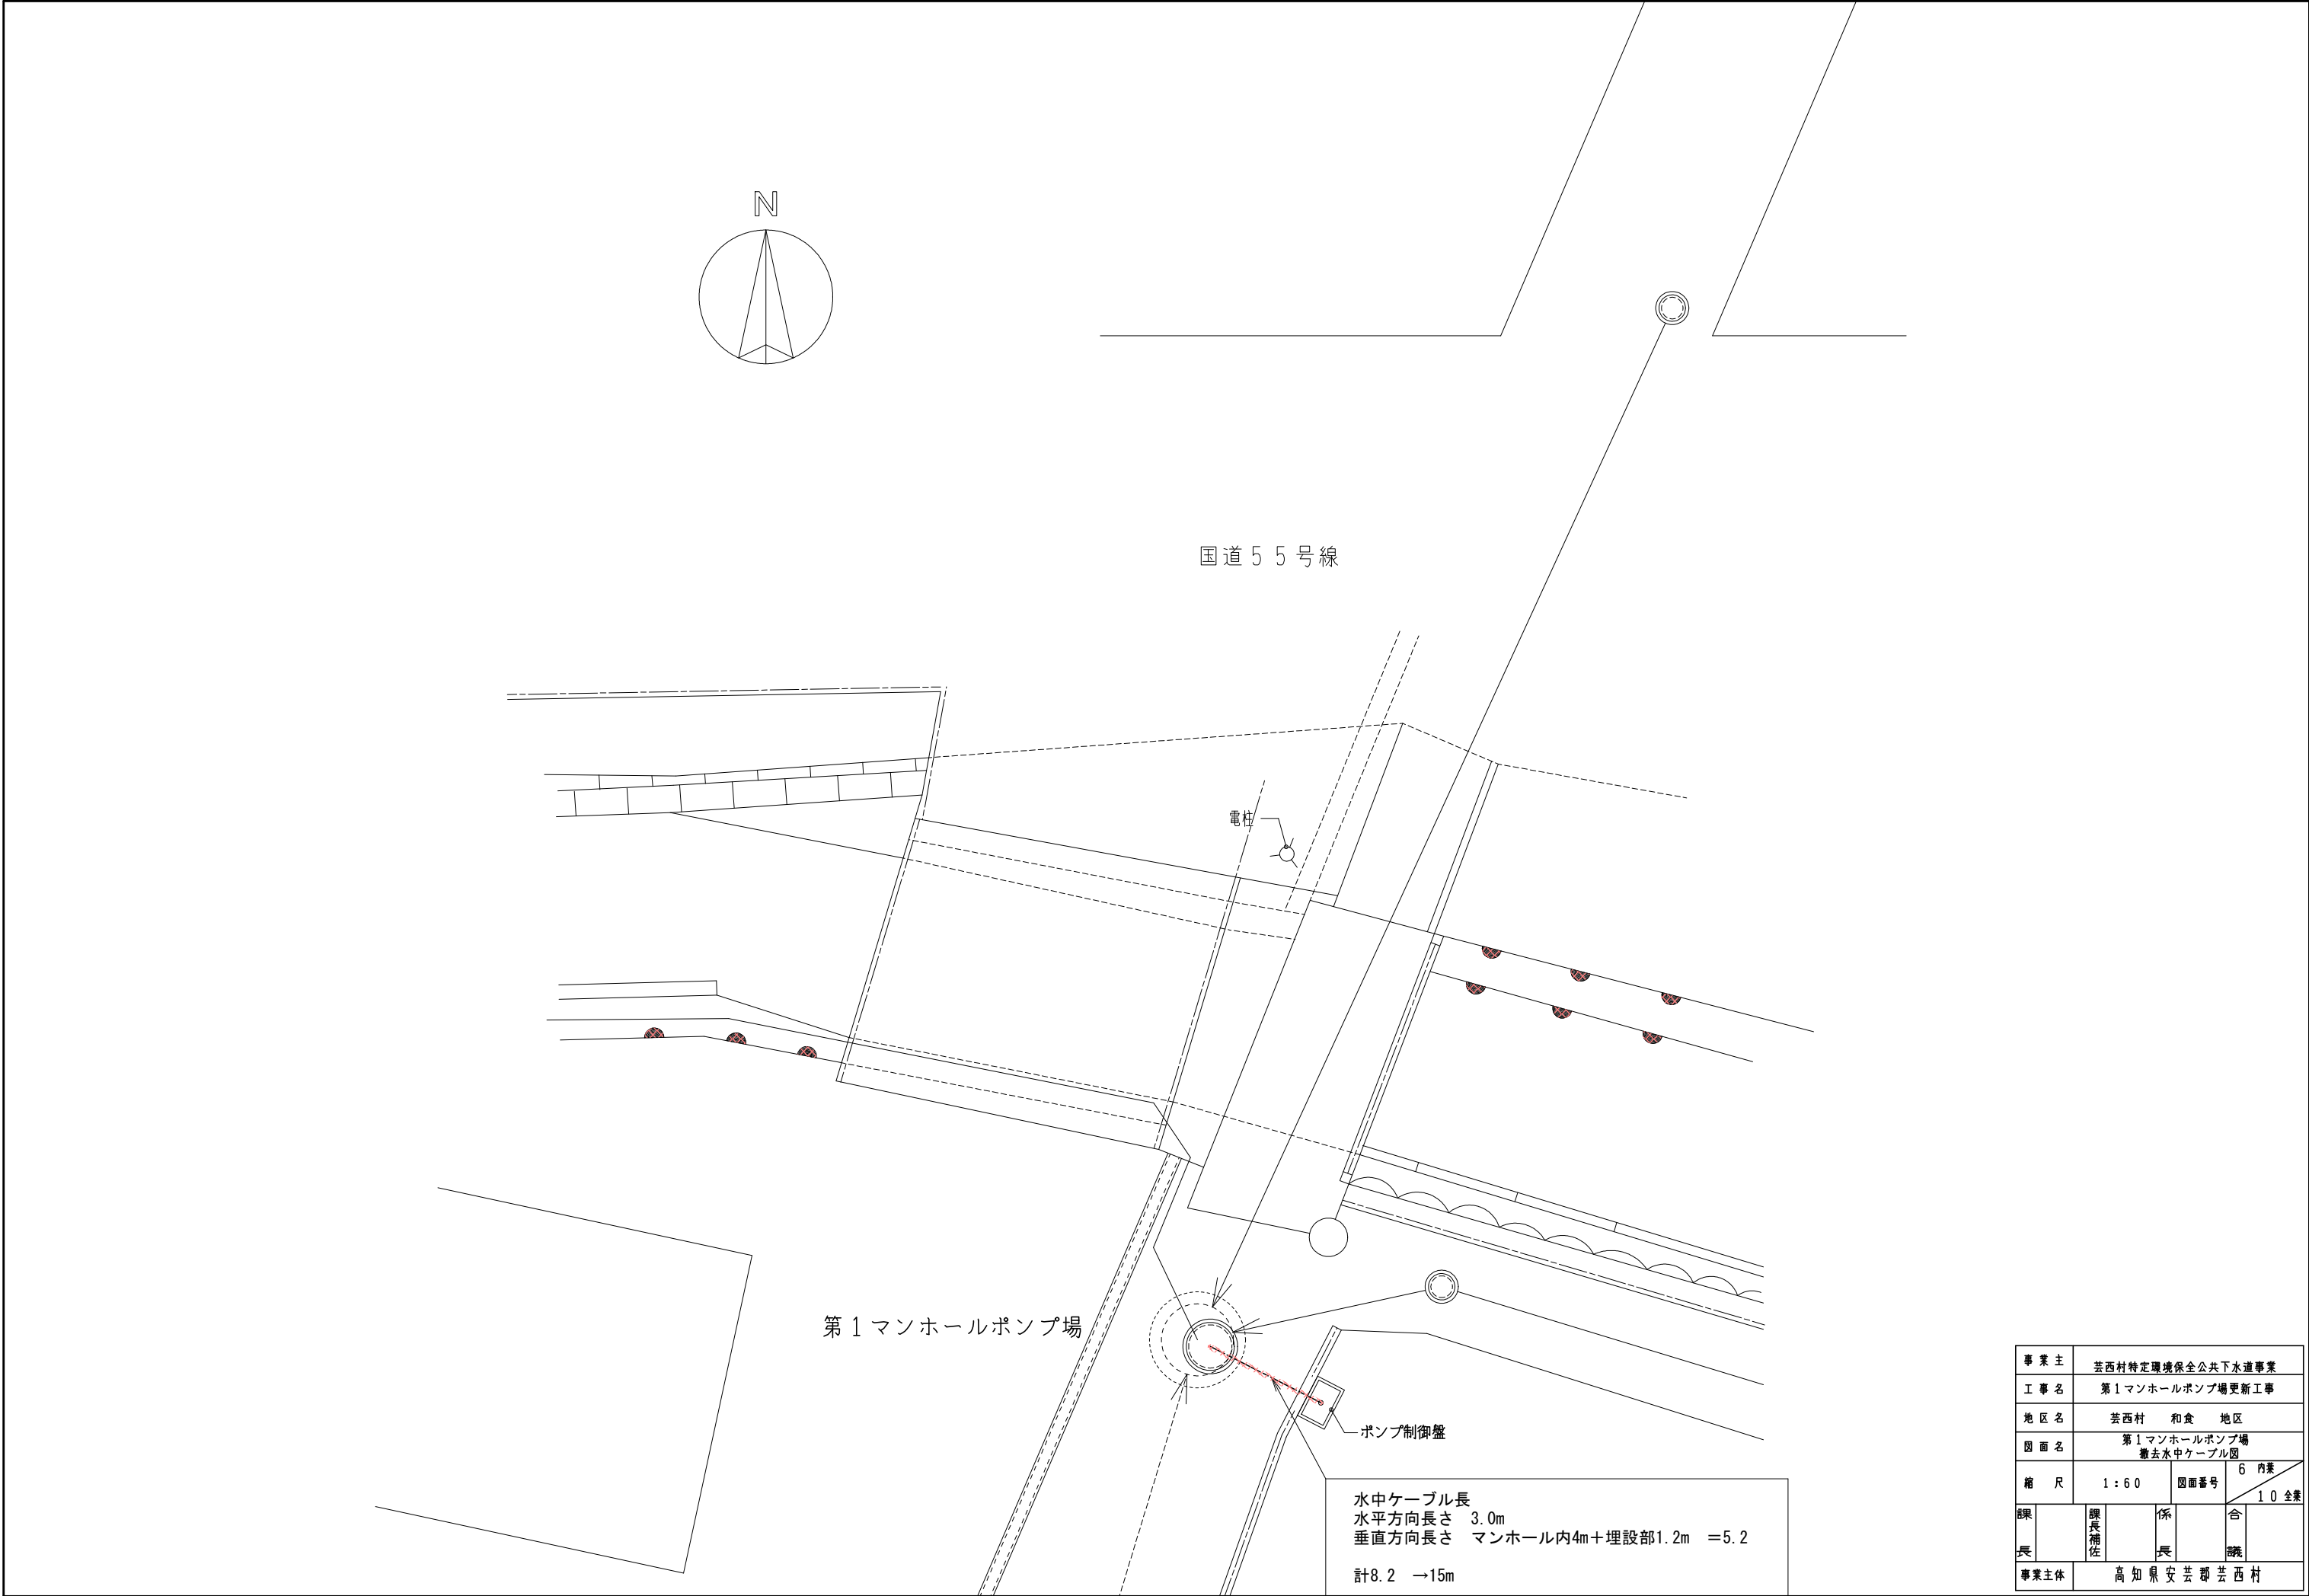


事業主	芸西村特定環境保全公共下水道事業				
工事名	第1マンホールポンプ場更新工事				
地区名	芸西村 和食 地区				
図面名	第1マンホールポンプ場 撤去水中ケーブル図				
縮尺	1:60	図面番号	6	内装	
課長		課長補佐		係長	合
長				課長	10 全装
事業主体	高知県安芸郡芸西村				

記号	名称	備考	記号	名称	備考
—Ⅷ—	ボール弁		—ⅠⅠ—	逆止弁	


①	汚水ポンプ	2 (1)	2 (1)	着脱式水中汚水ポンプ φ80×0.50m ³ /分×7.0m	2.2	
番号	機器名称	今 数	回 全 体 量	機器仕様	電動機 KW	備考

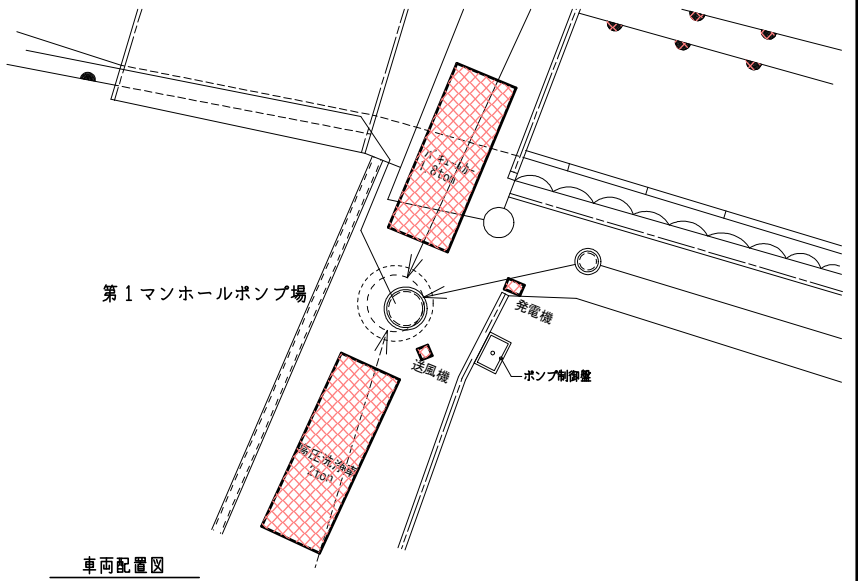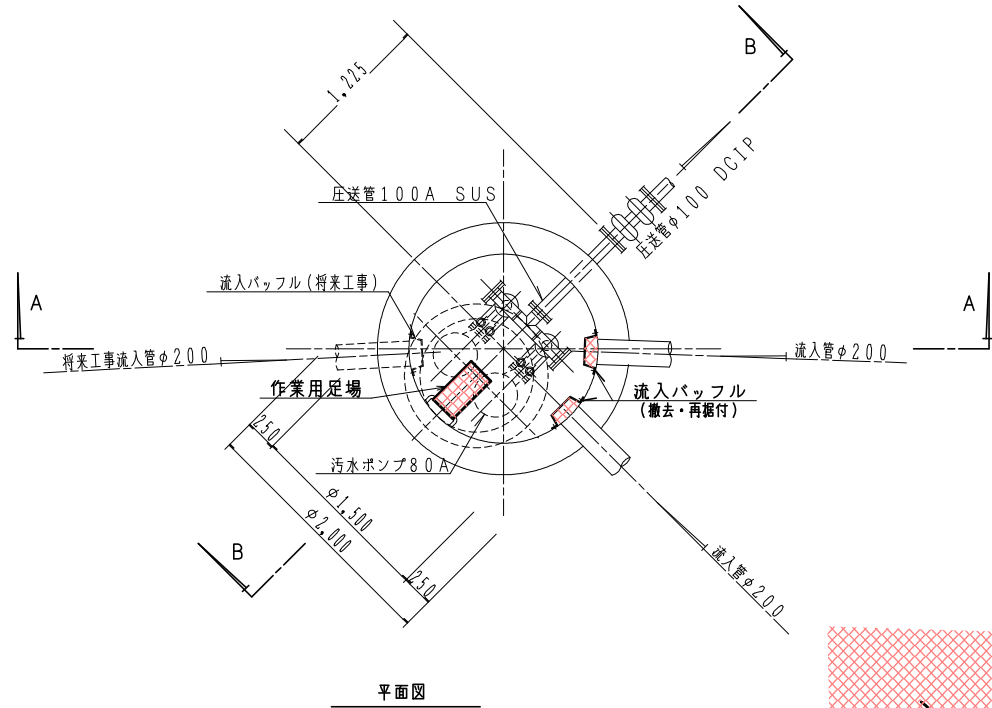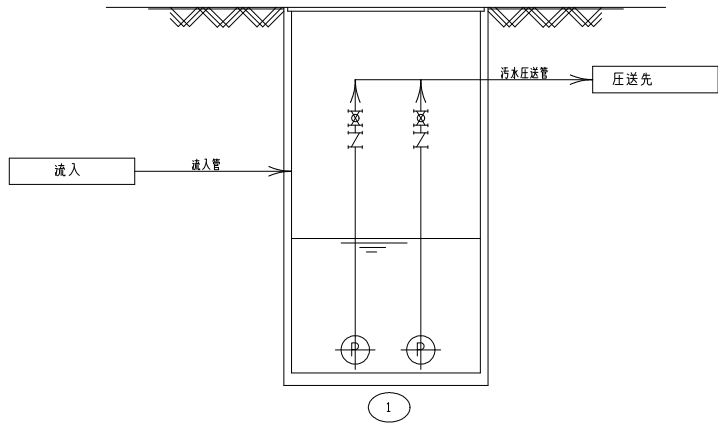

フローシート

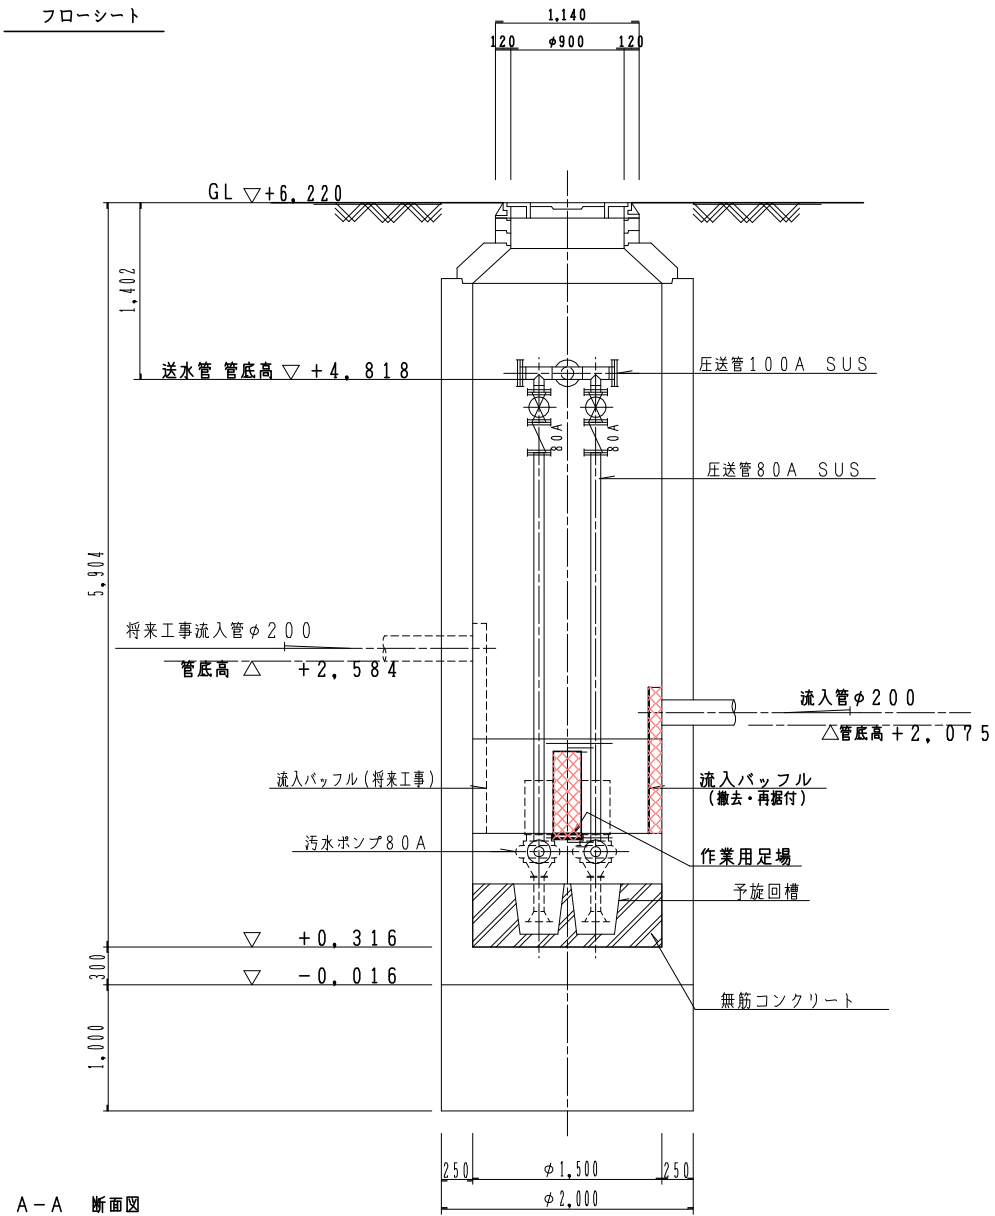




B-B 断面図

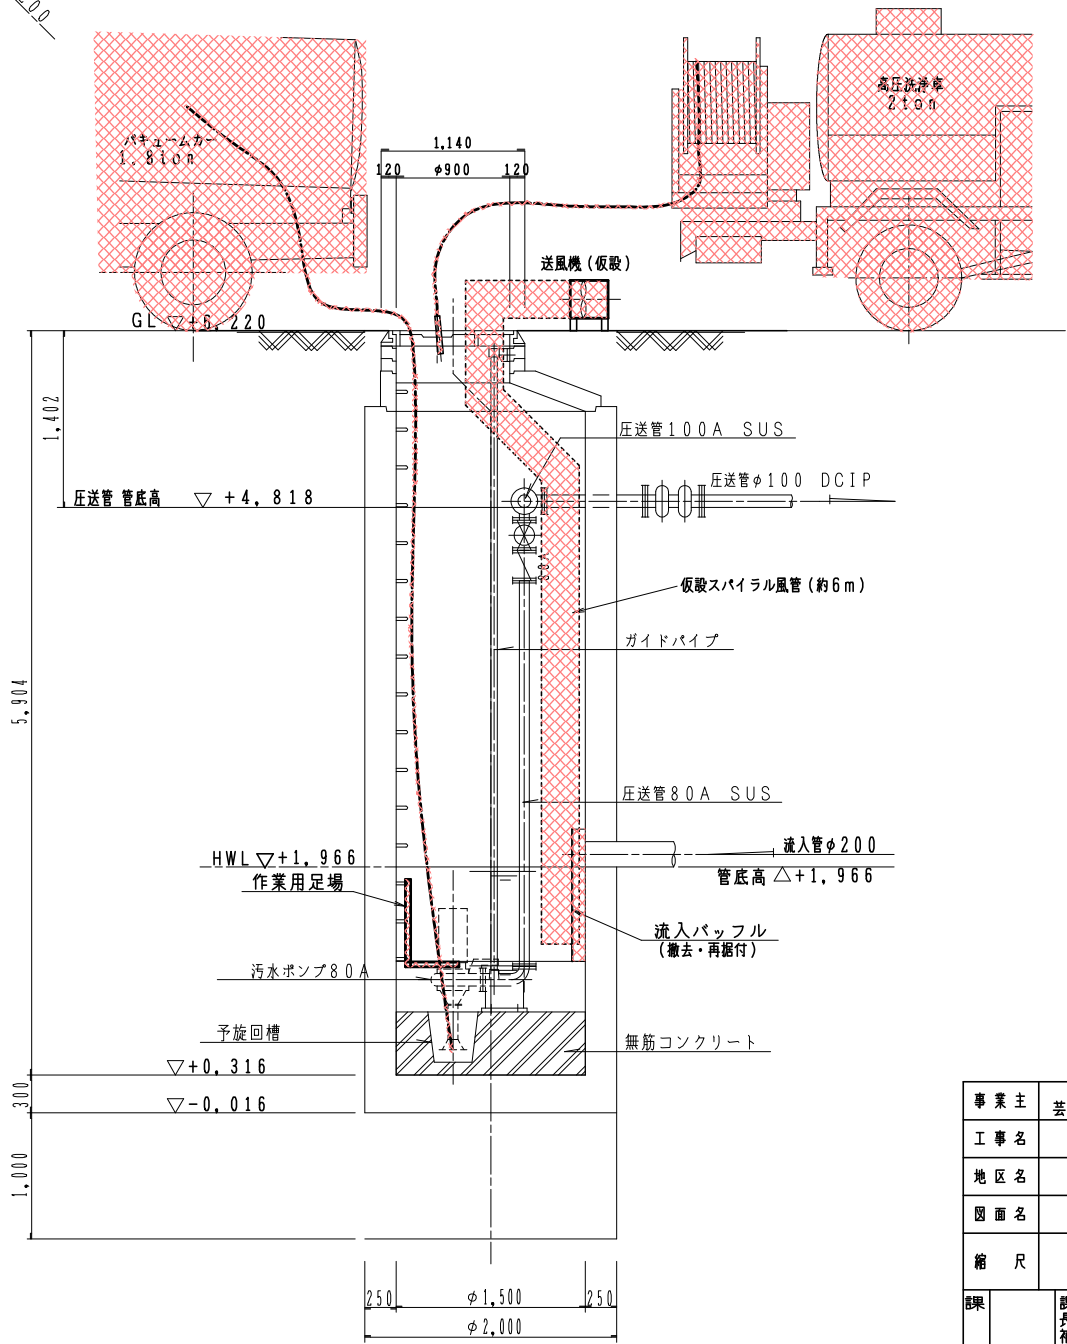



事業主	芸西村特定環境保全公共下水道事業				
工事名	第1マンホールポンプ場更新工事				
地区名	芸西村	地区			
図面名	第1マンホールポンプ場 仮設 流入バツフル撤去、再据付				
縮尺	1:30		図面番号	7	内装
課長		課長補佐		係長	
議				合	10全装
事業主体	高知県安芸郡芸西村				

記号	名称	備考	記号	名称	備考
—H—	ホール弁		—I—I	逆止弁	


①	汚水ポンプ	2 (1)	2 (1)	着脱式水中汚水ポンプ φ80×0.50m ³ /分×7.0m	2.2	
番号	機器名称	今 数	回 全 体 量	機器仕様	電動機 KW	備考

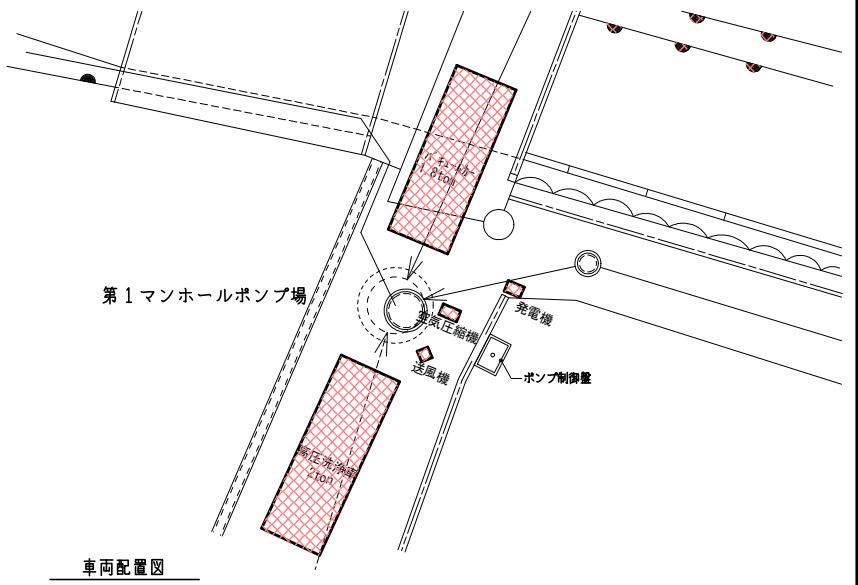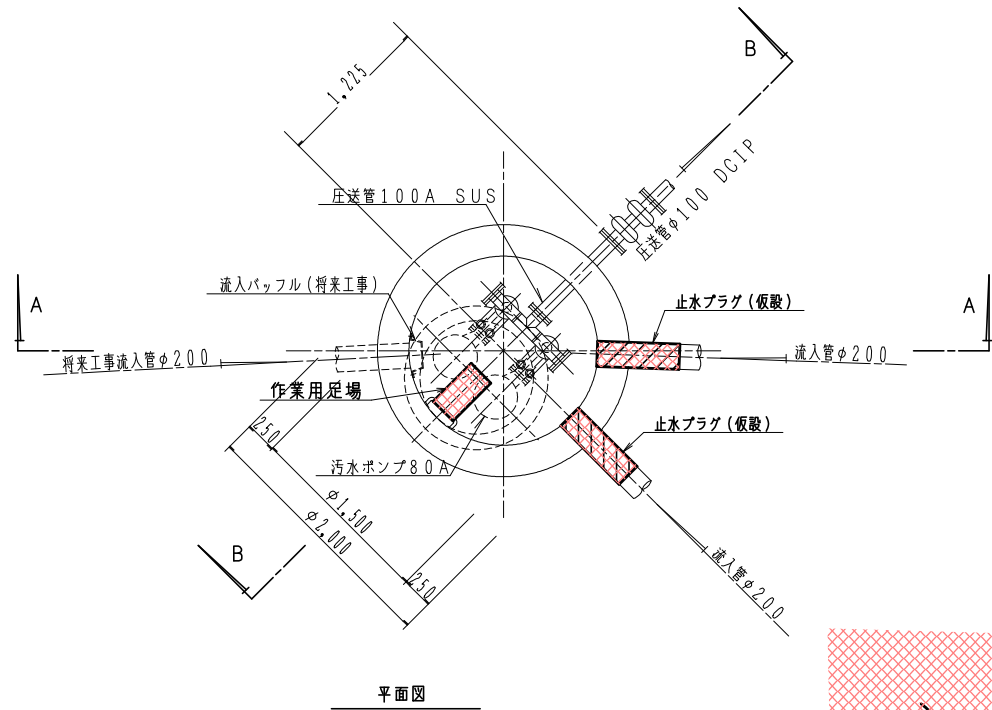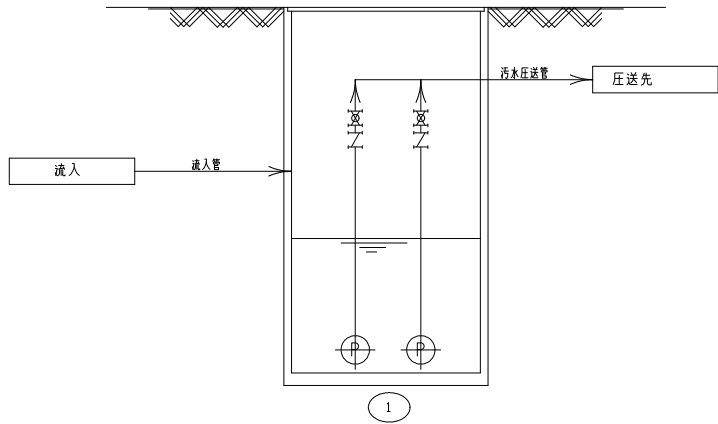

フローシート

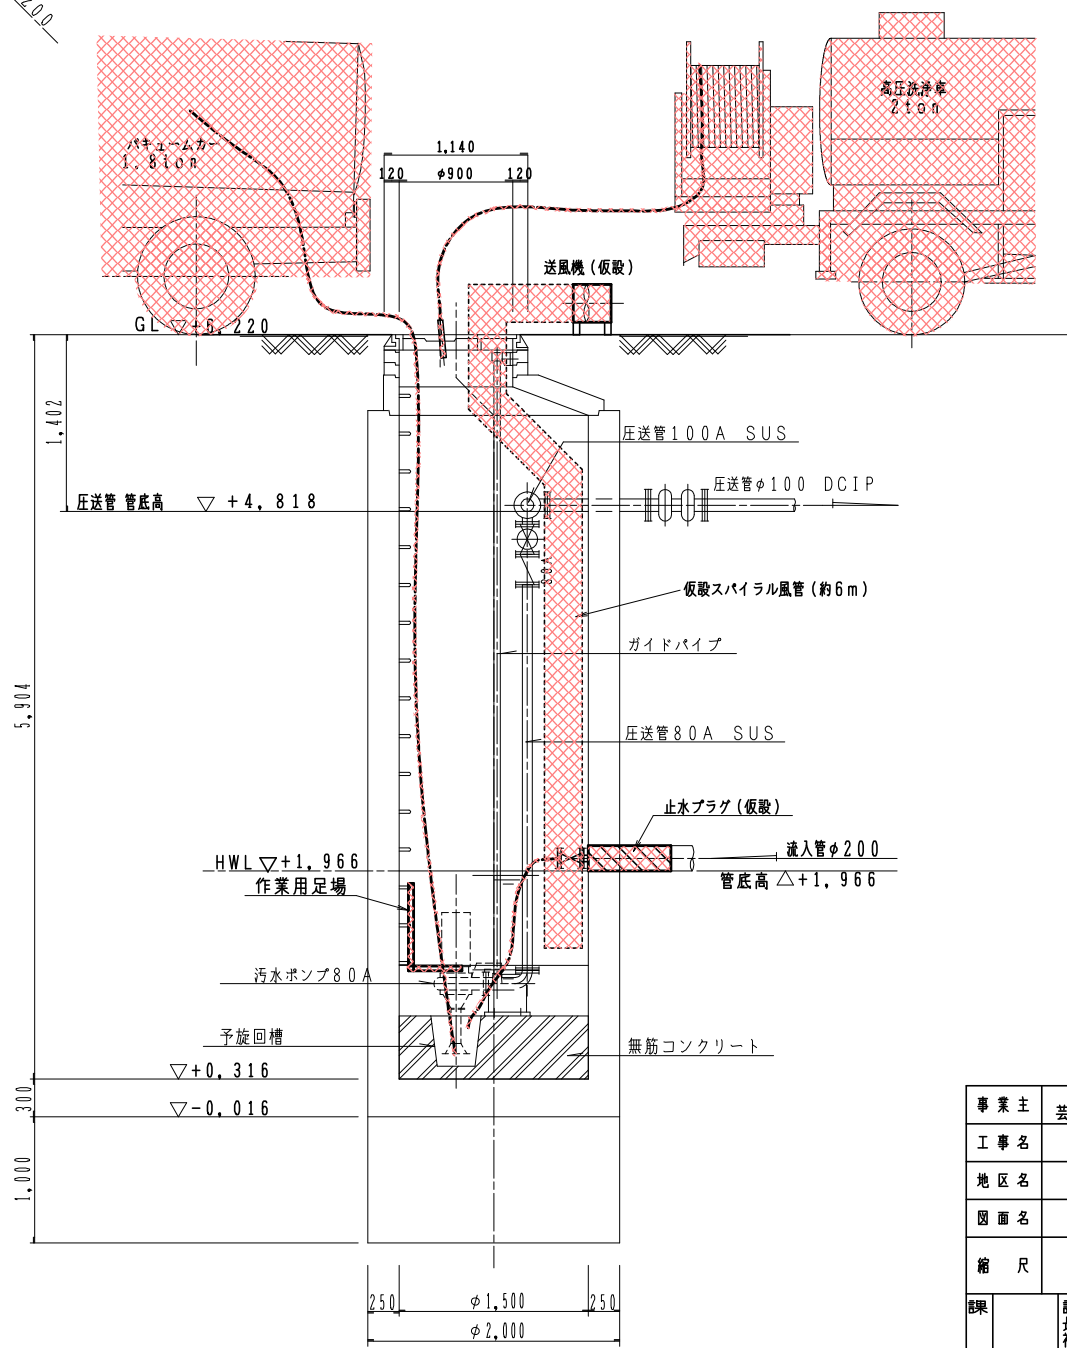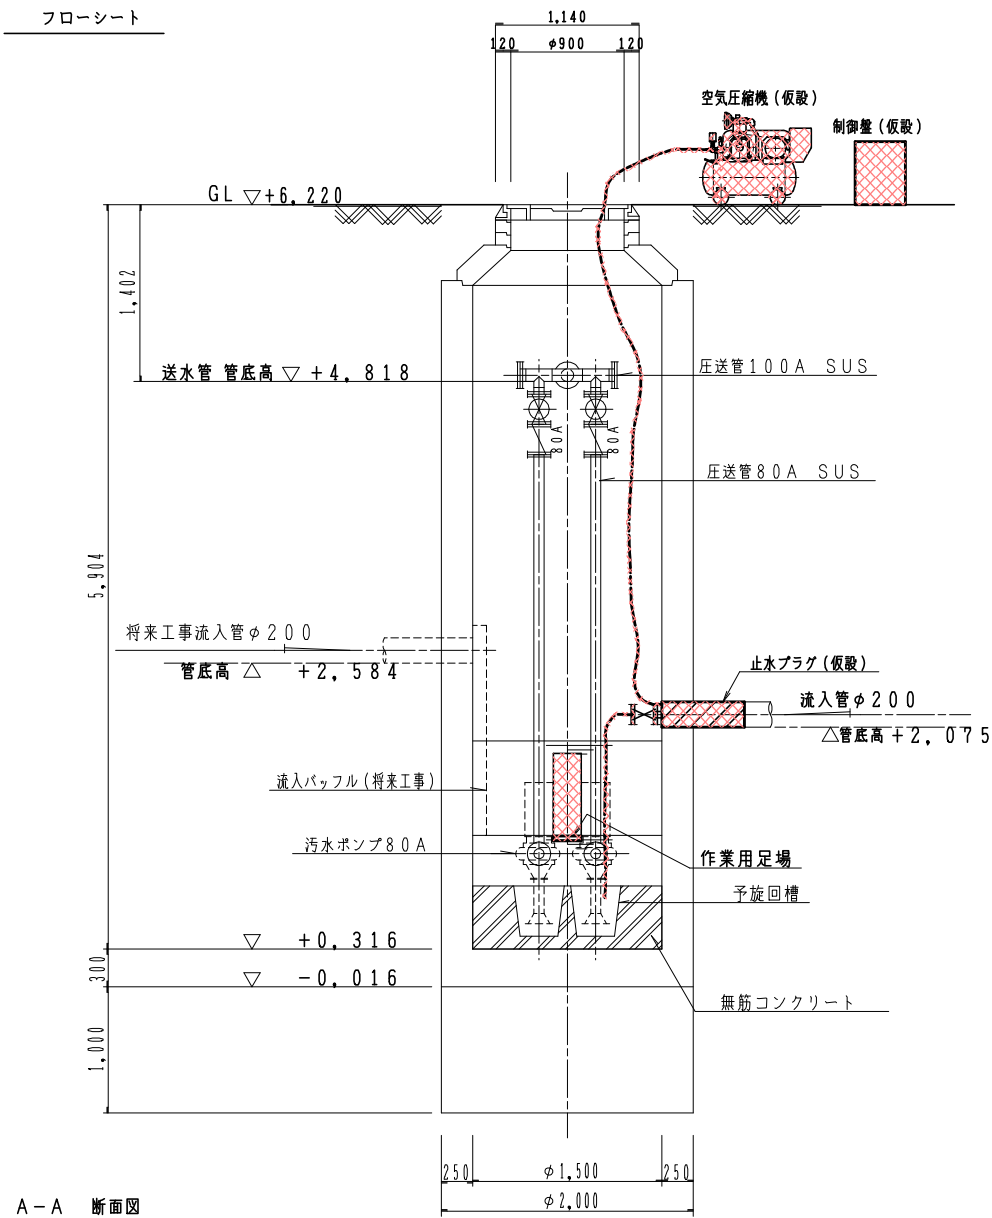


事業主	芸西村特定環境保全公共下水道事業				
工事名	第1マンホールポンプ場更新工事				
地区名	芸西村	地区			
図面名	第1マンホールポンプ場 仮設 止水プラグ設置				
縮尺	1:30		図面番号	8 内装	10 全装
課長		課長補佐		係	
長			長		議
事業主体	高知県安芸郡芸西村				

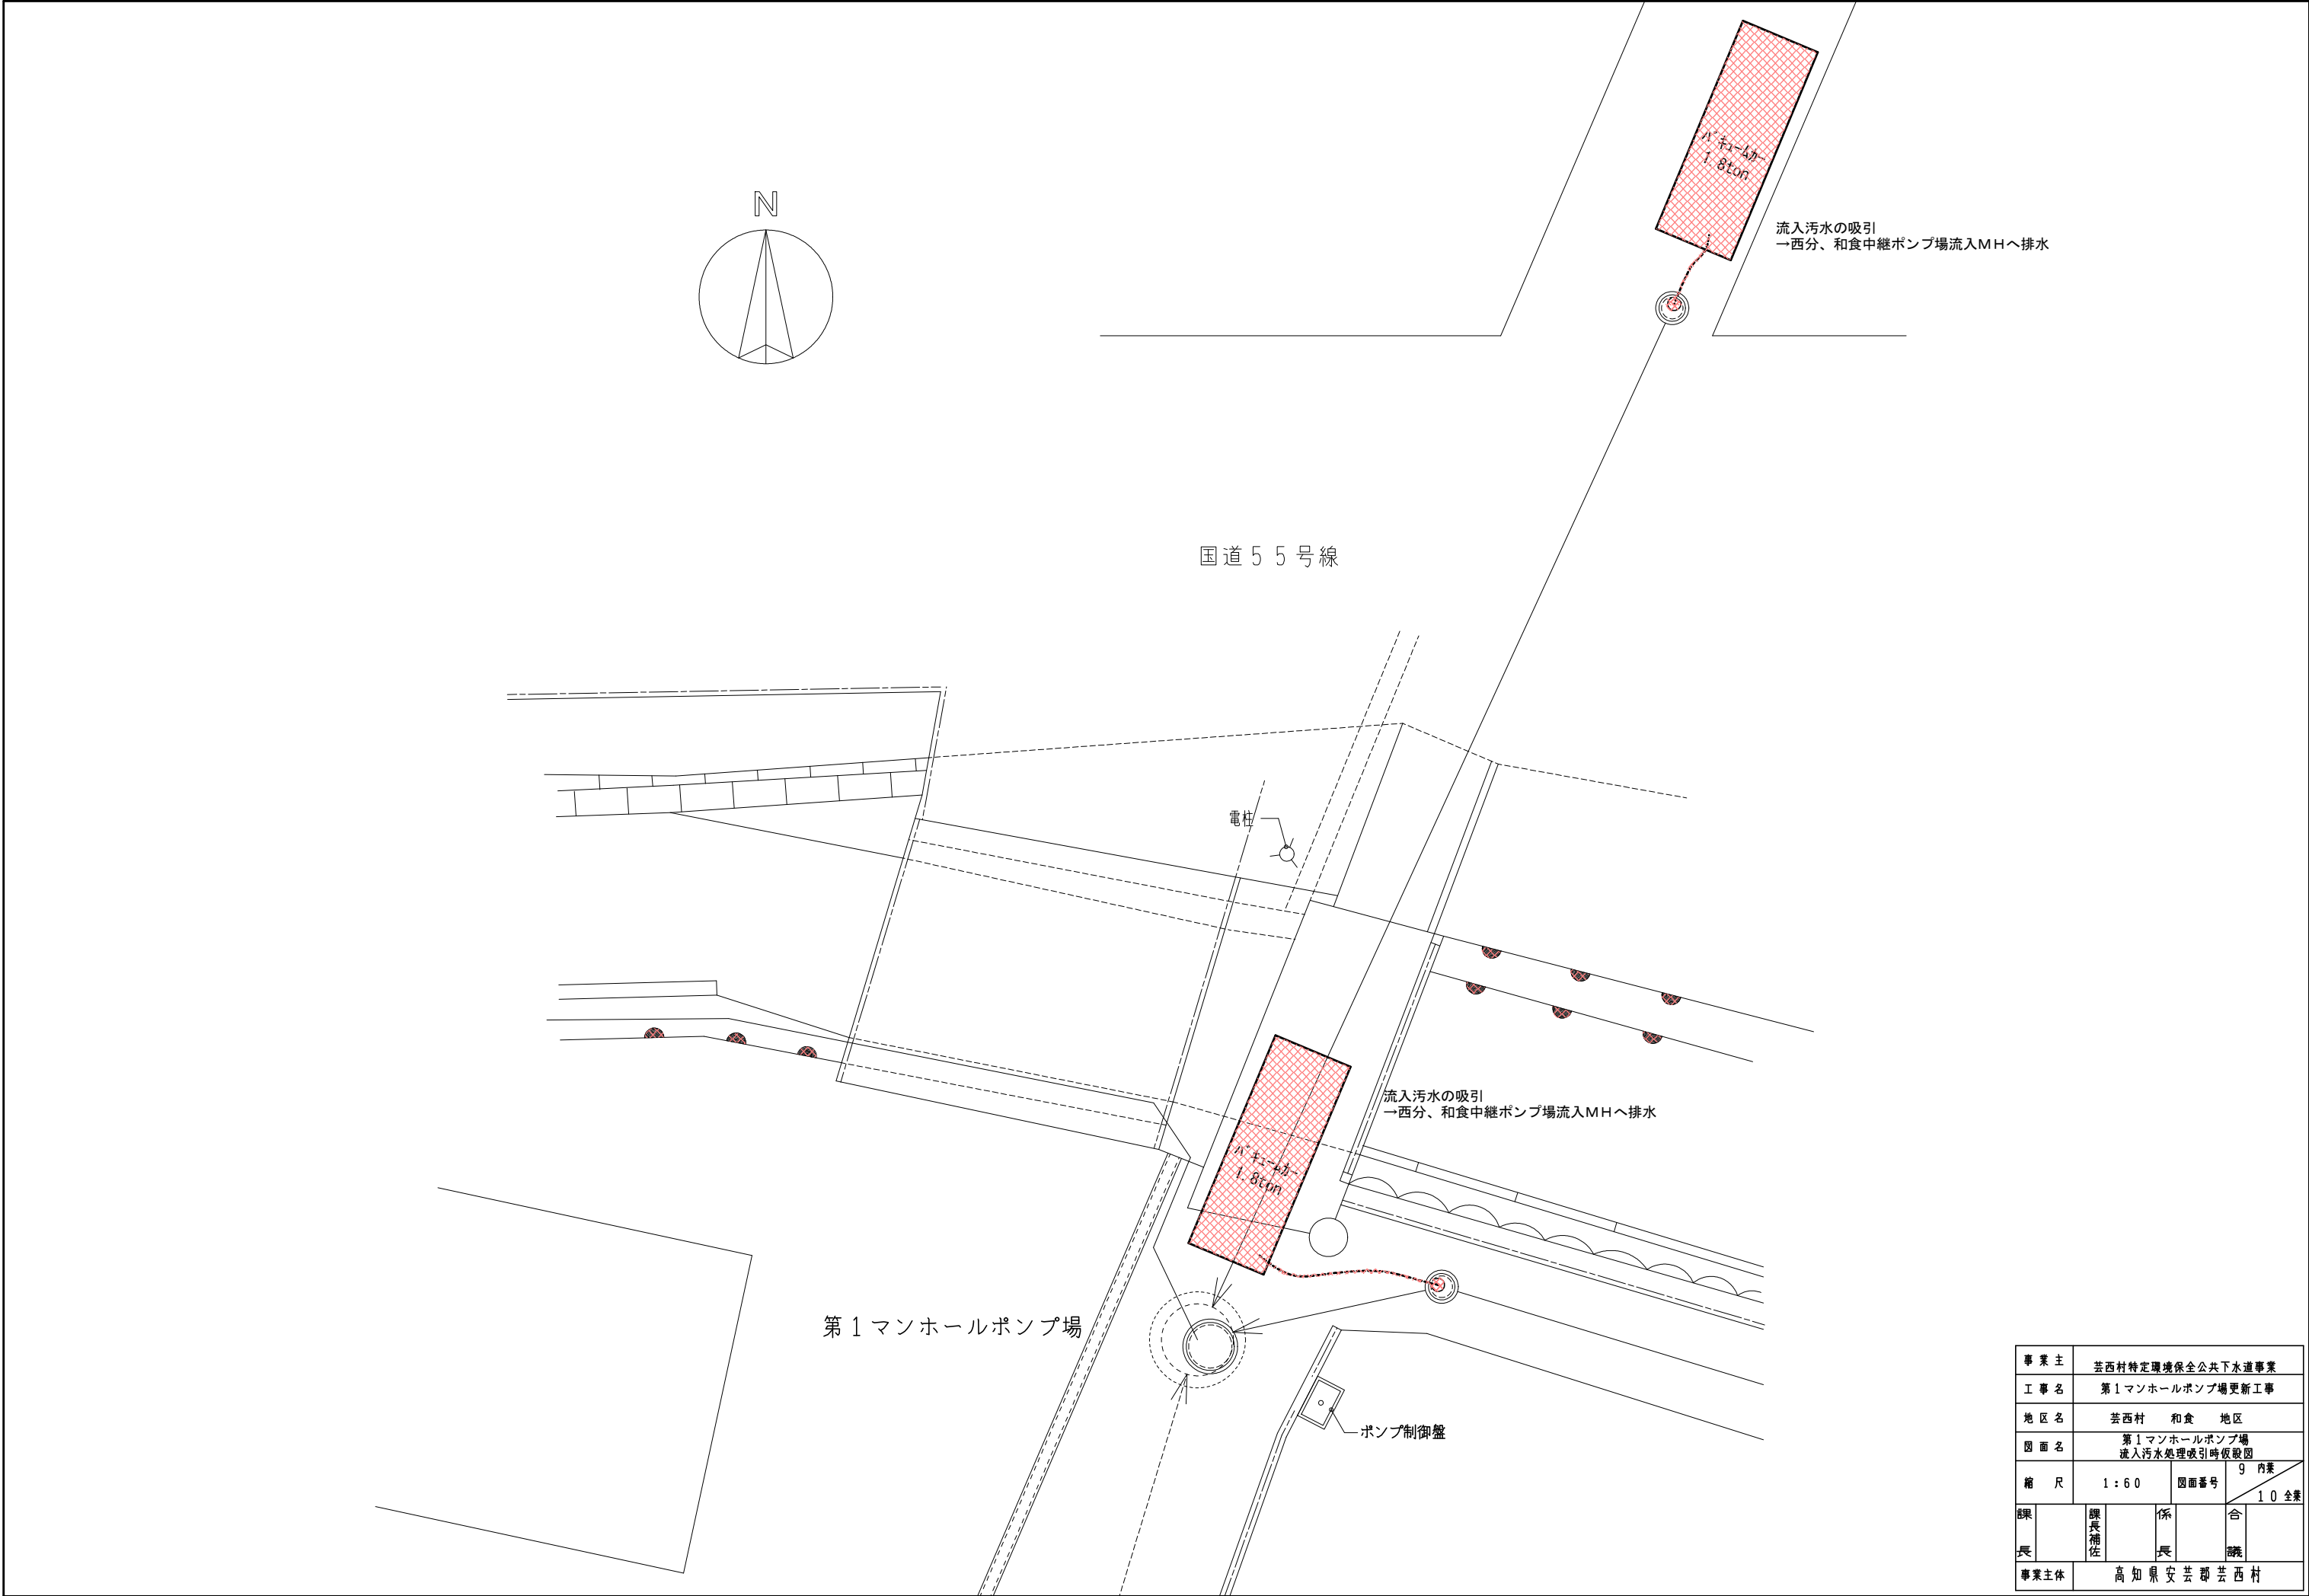


事業主	芸西村特定環境保全公共下水道事業				
工事名	第1マンホールポンプ場更新工事				
地区名	芸西村 和食 地区				
図面名	第1マンホールポンプ場 流入汚水処理吸引時仮設図				
縮尺	1:60	図面番号	9 内装		
			10 全装		
課長	課長補佐	係長	係長	係長	係長
事業主体		高知県安芸郡芸西村			

和食中継ポンプ場 一般平面図 S=1/100

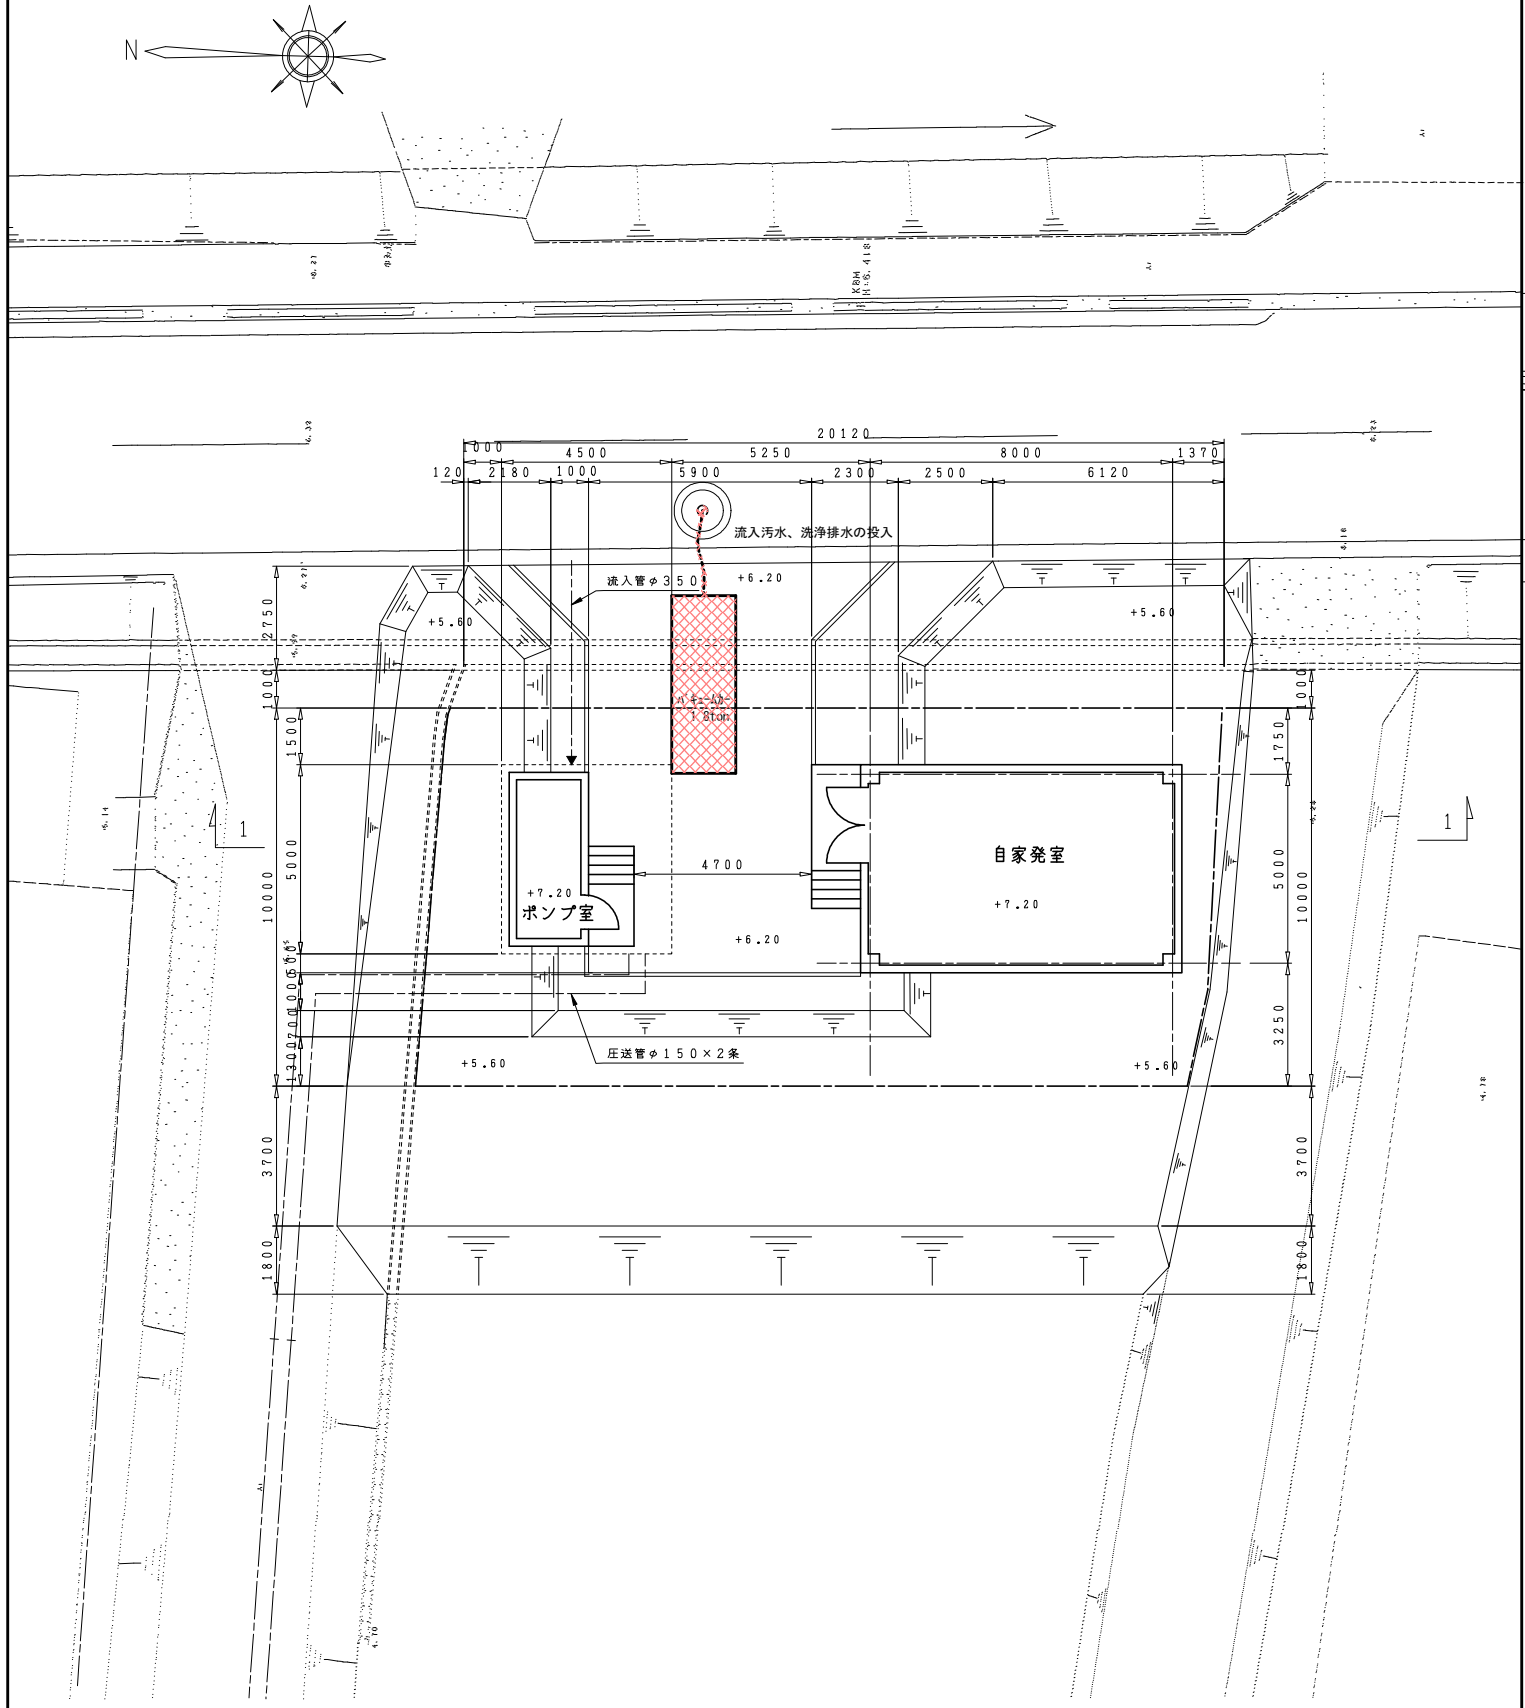

西分中継ポンプ場 一般平面図 S=1/100

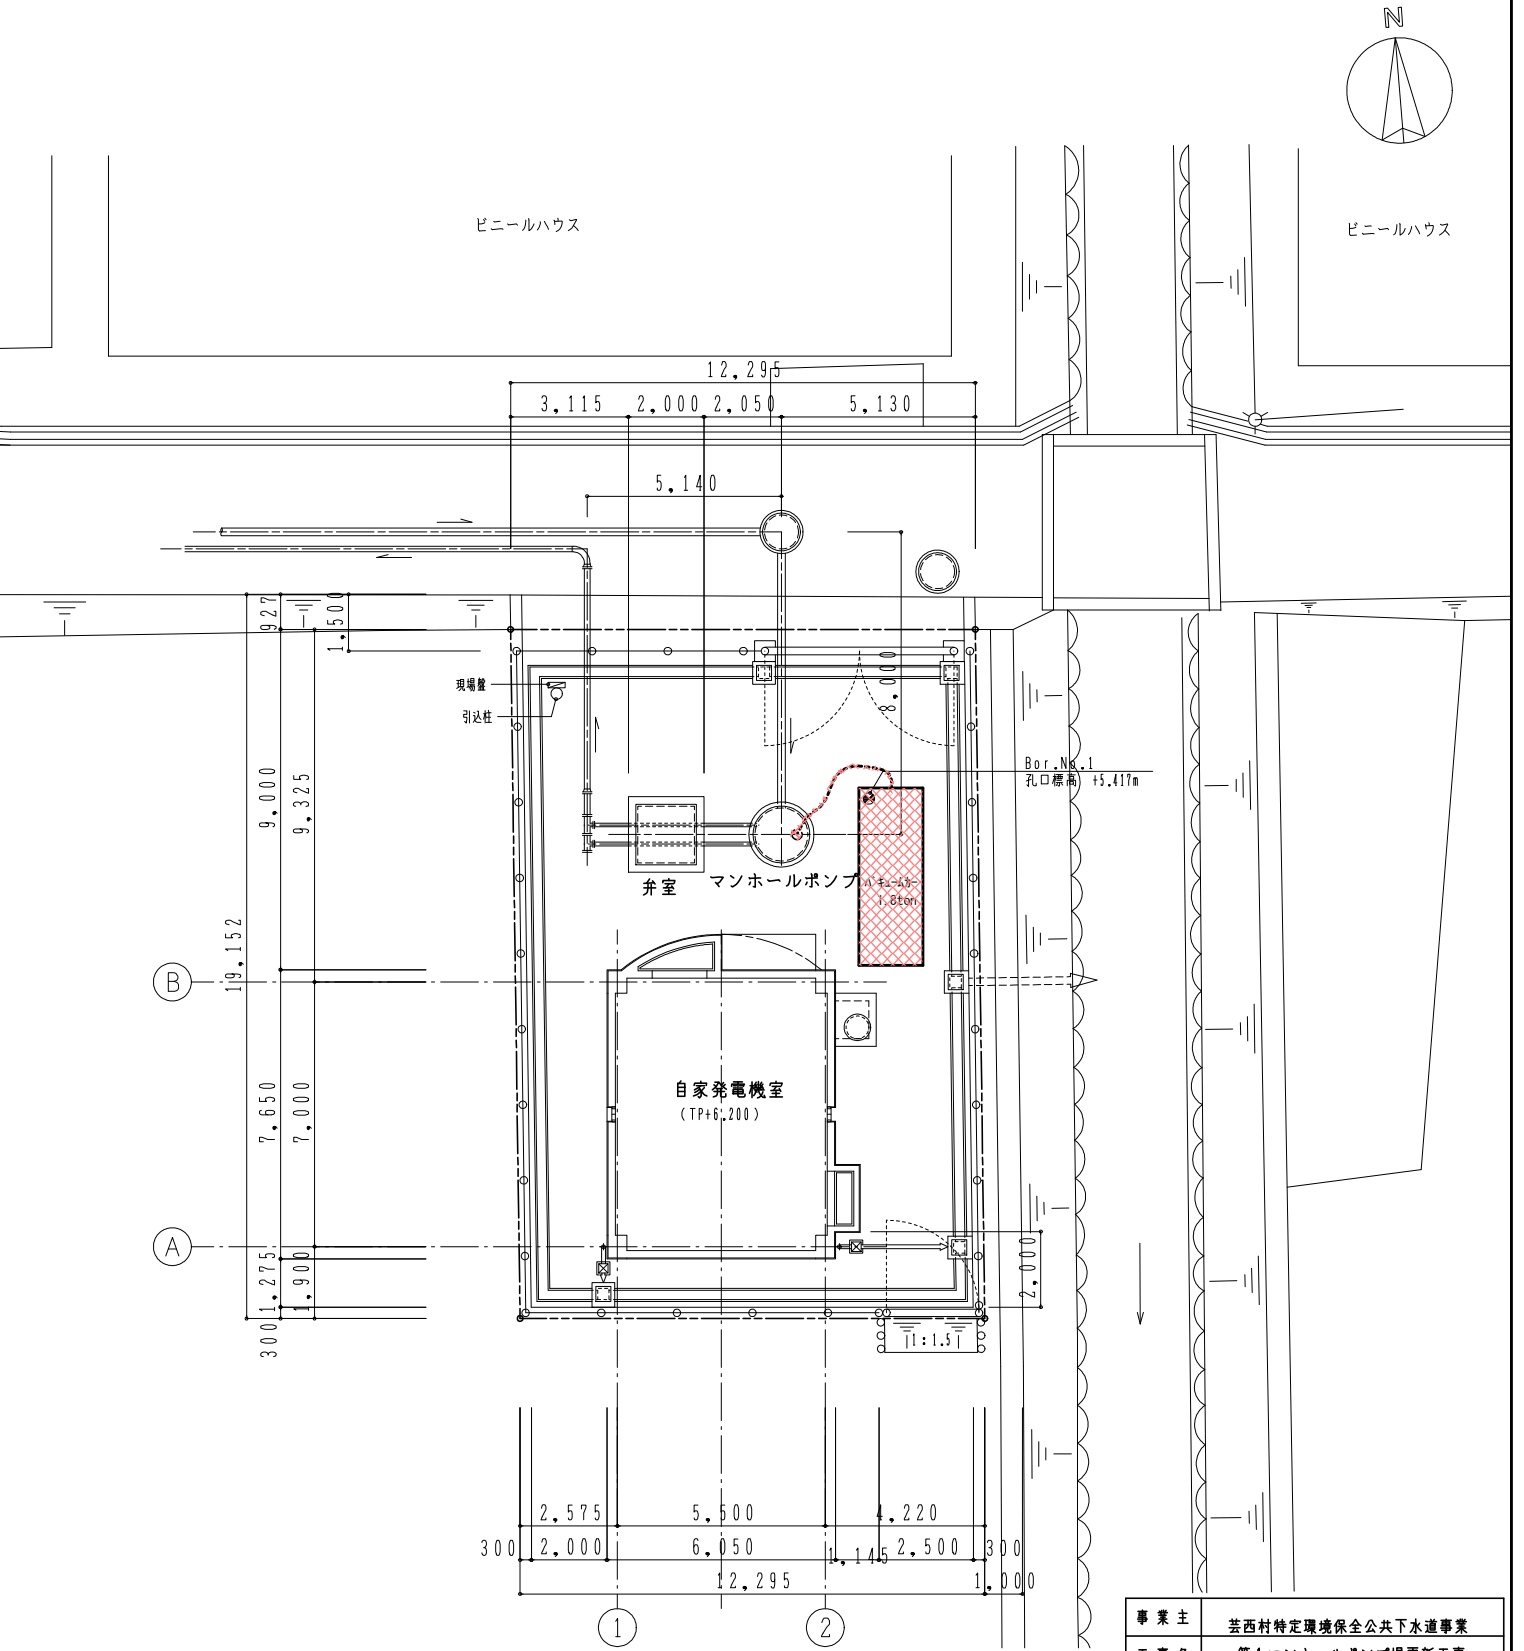

事業主	芸西村特定環境保全公共下水道事業		
工事名	第1マンホールポンプ場更新工事		
地区名	芸西村 和食 地区		
図面名	第1マンホールポンプ場 流入汚水処理排出時仮設図		
縮尺	1:100	図面番号	10内案
課長	課長補佐	係長	合議
事業主体	高知県安芸郡芸西村		